


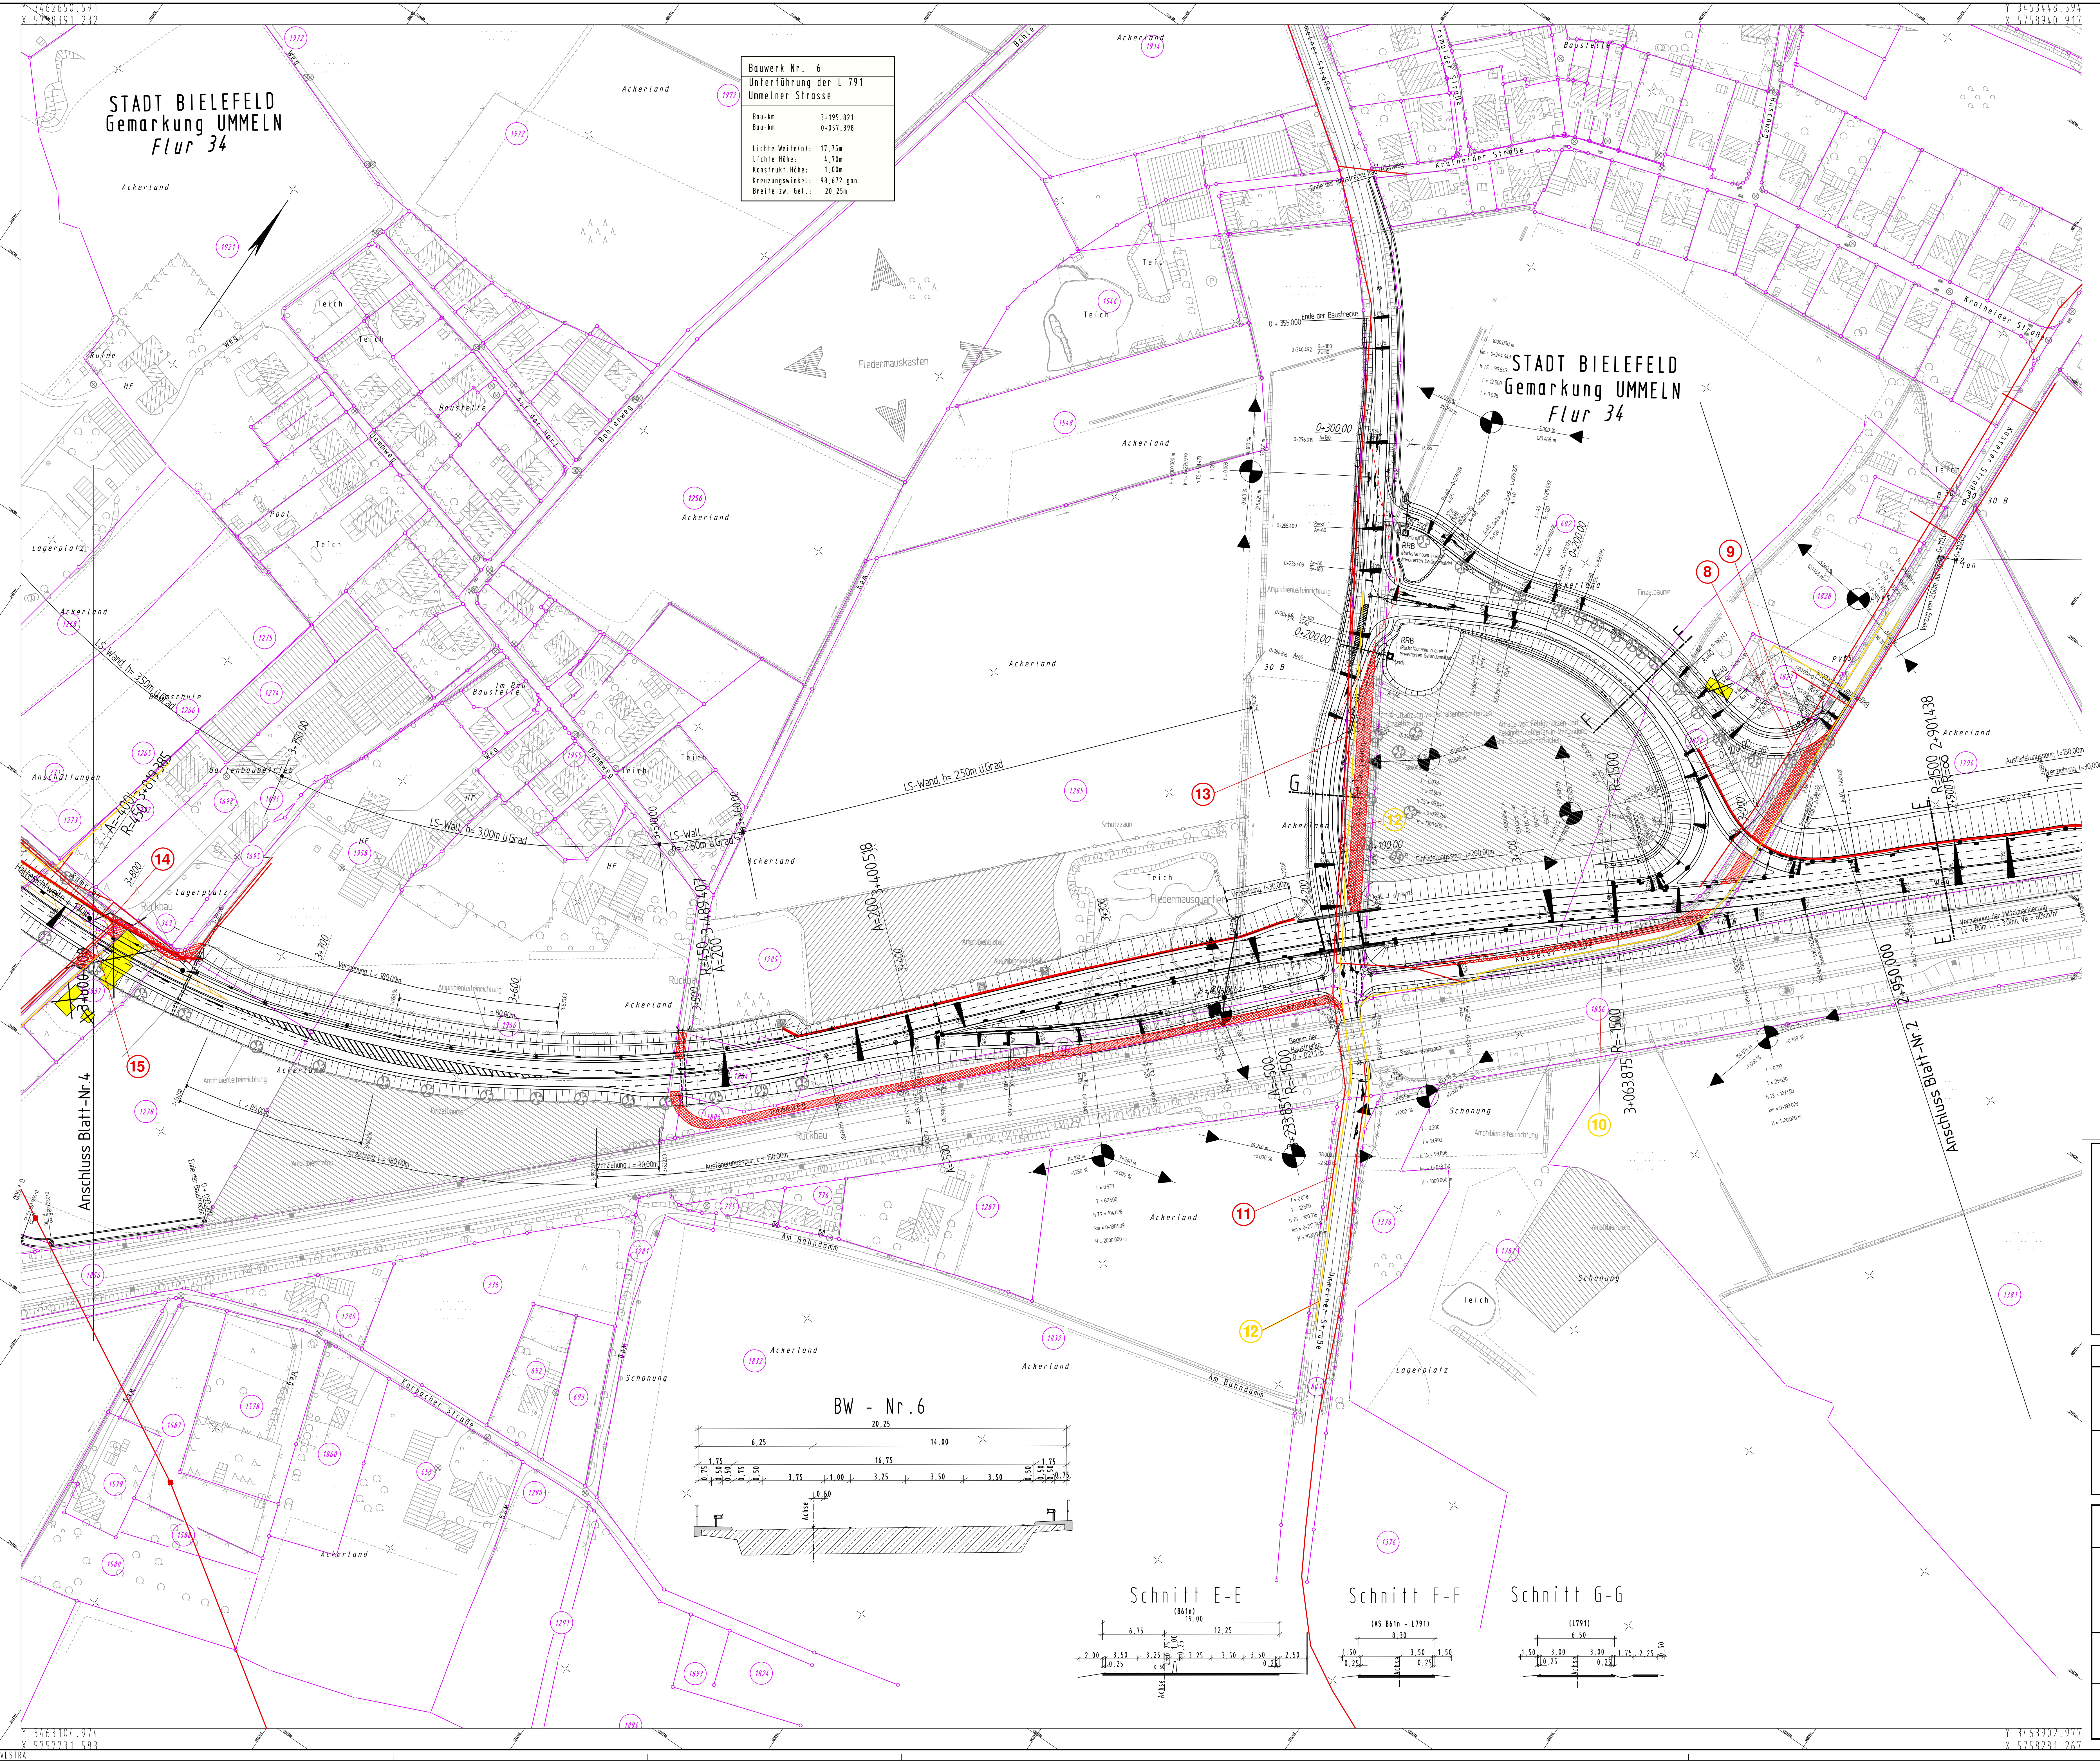

Zeichenerklärung

Ud.-Nr. im Bauwerksverzeichnis

- 8 Elektrokabel-Straßenbeleuchtung, Stadtwerke Bielefeld
- 9 Erdkabel, 150 NAYY, Stadtwerke Bielefeld
- 10 Telekommunikationslinie, Deutsche Telekom AG
- 11 10KV-Erdkabel, Stadtwerke Bielefeld
- 12 Telekommunikationslinie, Stadtwerke Bielefeld
- 13 Elektrokabel-Straßenbeleuchtung, Stadtwerke Bielefeld
- 14 Erdkabel, 150 NAYY, Stadtwerke Bielefeld
- 15 10KV-Erdkabel, Stadtwerke Bielefeld

Satzungsgebot ausgestellt

In der Zeit von _____ bis _____

In der Gemeinde _____

Zeit und Ort der Auslegung sind rechtzeitig vor Beginn der Auslegung öffentlich bekannt gemacht worden.

Gemeinde: _____ (Ortssiegel)

(Unterschrift)

Zugehöriger Entwurf	
Aufgestellt Bielefeld, 31.07.2008 Der Leiter der Regionalniederlassung Bielefeld i.A. _____ gez. Oldemeyer	Geprüft Gelsenkirchen, 11.12.2008 Der Hauptgeschäftsführer des Landesbetriebes Straßenbau NRW i.A. _____ gez. Brinkschmidt
Gesehen Bonn, 30.10.2009 Bundesministerium für Verkehr, Bau und Stadtentwicklung Abteilung Straßenbau i.A. _____ gez. Biedinger	Gesehen Düsseldorf, 26.03.2009 Ministerium für Bau und Verkehr des Landes NRW i.A. _____ gez. Lohmann

Regionalniederlassung Ostwestfalen - Lippe		Straßen.NRW Landesbetrieb Straßenbau	
Planfeststellung zum Neubau der A 33/B 61 Zubringer Bielefeld - Ummeln Bau - km 1 + 480.000 bis Bau - km 5 + 200.000		Lageplan Maßstab 1 : 1000	
Lageplan zum Bauwerksverzeichnis -Versorgungsleitungen-		bearbeitet gezeichnet geprüft	
Aufgestellt Bielefeld, 30.04.2010		Datum 04/2010 04/2010 04/2010	
		Zeichen Heraus Heraus Lange	
		Der Leiter der Regionalniederlassung OWL i.A. _____	