

Y 3493231.034  
X 5768043.880

Y 3493509.012  
X 5767617.787

Kreis Lippe  
Gemarkung Entrup  
Flur 3

Kreis Lippe  
Gemarkung Lemgo  
Flur 46

Kreis Lippe  
Gemarkung Lemgo  
Flur 49


Kreis Lippe  
Gemarkung Lemgo  
Flur 45

Y 3492936.852  
X 5767851.958

Y 3493214.831  
X 5767425.866

**Legende**

	Straßenbeleuchtung	Stadt Lemgo
	Druckrohrleitung (Entwässerung)	Stadt Lemgo
	Entwässerungsleitung	Stadt Lemgo
	1 Kv-Leitung	Stadtwerke Lemgo
	10-30 Kv-Leitung	Stadtwerke Lemgo
	Fernwärme	Stadtwerke Lemgo
	Gas (hd)	Stadtwerke Lemgo
	Gas (nd)	Stadtwerke Lemgo
	Steuerkabel	Stadtwerke Lemgo
	LWL-Kabel	Stadtwerke Lemgo
	TK-Rohr	Stadtwerke Lemgo
	Wasser	Stadtwerke Lemgo
	Telekommunikationsleitung	Telekom
	Telekommunikationsleitung (Rohr.)	Unitymedia
	Telekommunikationsleitung (Erd.)	Unitymedia

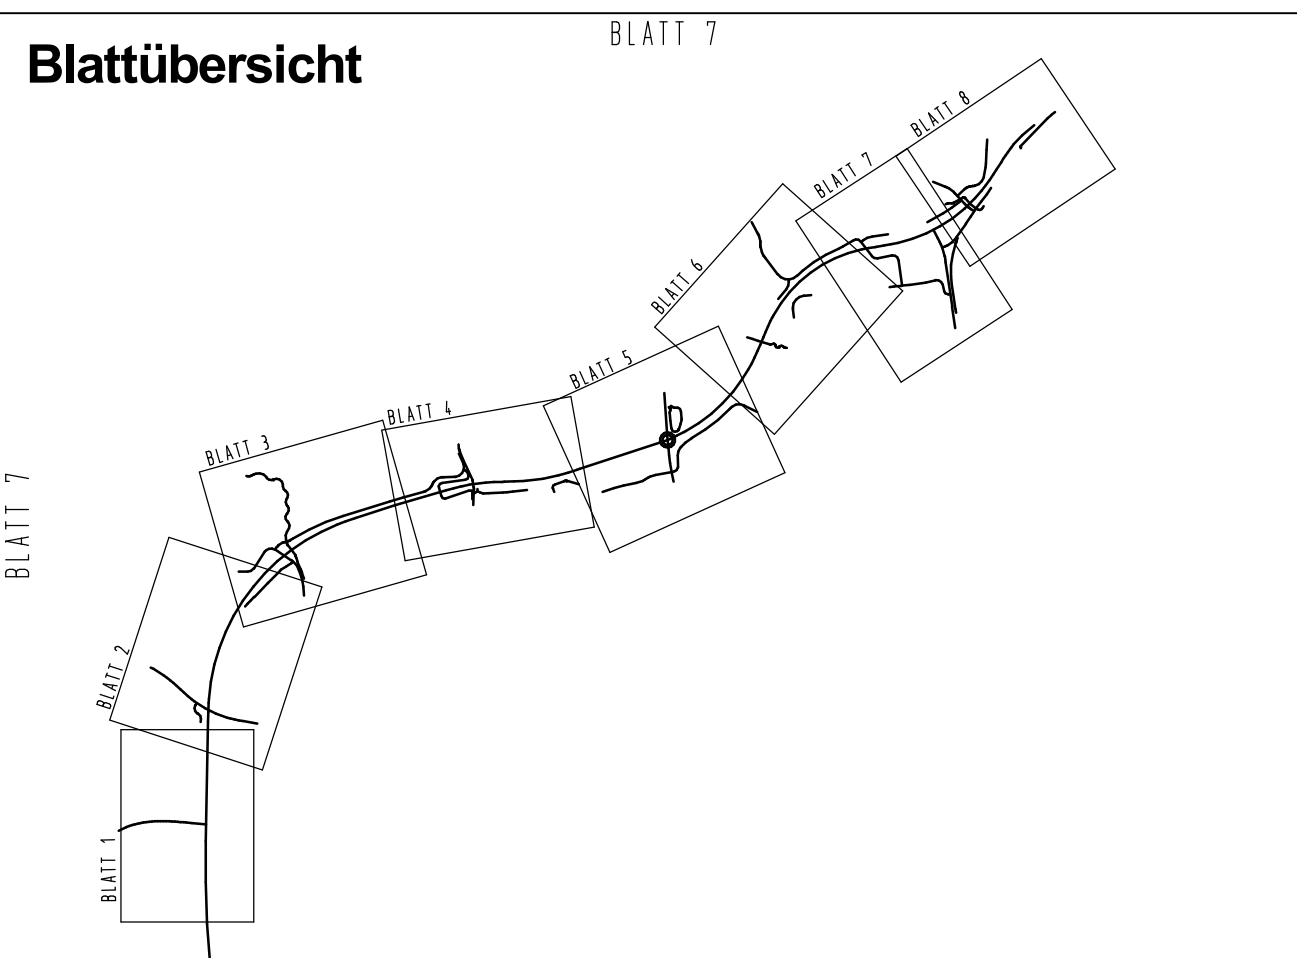

Satzungsgemäß ausgelegt

In der Zeit vom \_\_\_\_\_ bis \_\_\_\_\_

in der Gemeinde \_\_\_\_\_

Zeit und Ort der Auslegung sind rechtzeitig vor Beginn der Auslegung ortsüblich bekannt gemacht worden.

Gemeinde: \_\_\_\_\_  
(Denksiegel)

(Unterschrift)

**Zugehöriger Entwurf**

<b>Aufgestellt</b> Bielefeld, 08.04.2011 Der Leiter der Regionalniederlassung Ostwestfalen-Lippe i.A. gez. Oldeneyer	<b>Geprüft</b> Gelsenkirchen, 04.08.2011 Der Direktor des Landesbetriebes Straßenbau NRW i.A. gez. Brinkschmidt
<b>Gesehen</b> Bonn, 08.01.2013 Bundesministerium für Verkehr, Bau- und Stadtentwicklung Abteilung Straßenbau i.A. gez. Bädinger	<b>Gesehen</b> Düsseldorf, 14.08.2012 Ministerium für Bauen, Wohnen, Stadtentwicklung und Verkehr des Landes NRW i.A. gez. Querdel

**Regionalniederlassung Ostwestfalen-Lippe**  
Stapenhorstraße 119, 33616 Bielefeld

**Straßen.nrw**  
Projekt-Nr.: 01-0416

Nr.	Art der Änderung	Datum	Zeichen

**FESTSTELLUNGSENTWURF**

Landesbetrieb Straßenbau Nordrhein-Westfalen

Unterlage / Blatt-Nr.: 5.1 / 7  
**Lageplan** Versorgungsleitungen

Straße: B 238

PROJUS-Nr.: \_\_\_\_\_

Neubau der B 238  
Ortsumgehung Lemgo  
(L 712 - B 238alt)  
Bau-km 4+545,00 - 7+617,885

Maßstab: 1:500

Aufgestellt: Bielefeld, 22.05.2020

Der Leiter der Regionalniederlassung Ostwestfalen-Lippe  
i.A. *M. Rose*  
(Manuela Rose)