




Längsprofil ①: Muffengrube 2, Westnetz Hauptachse Maßstab 1:150

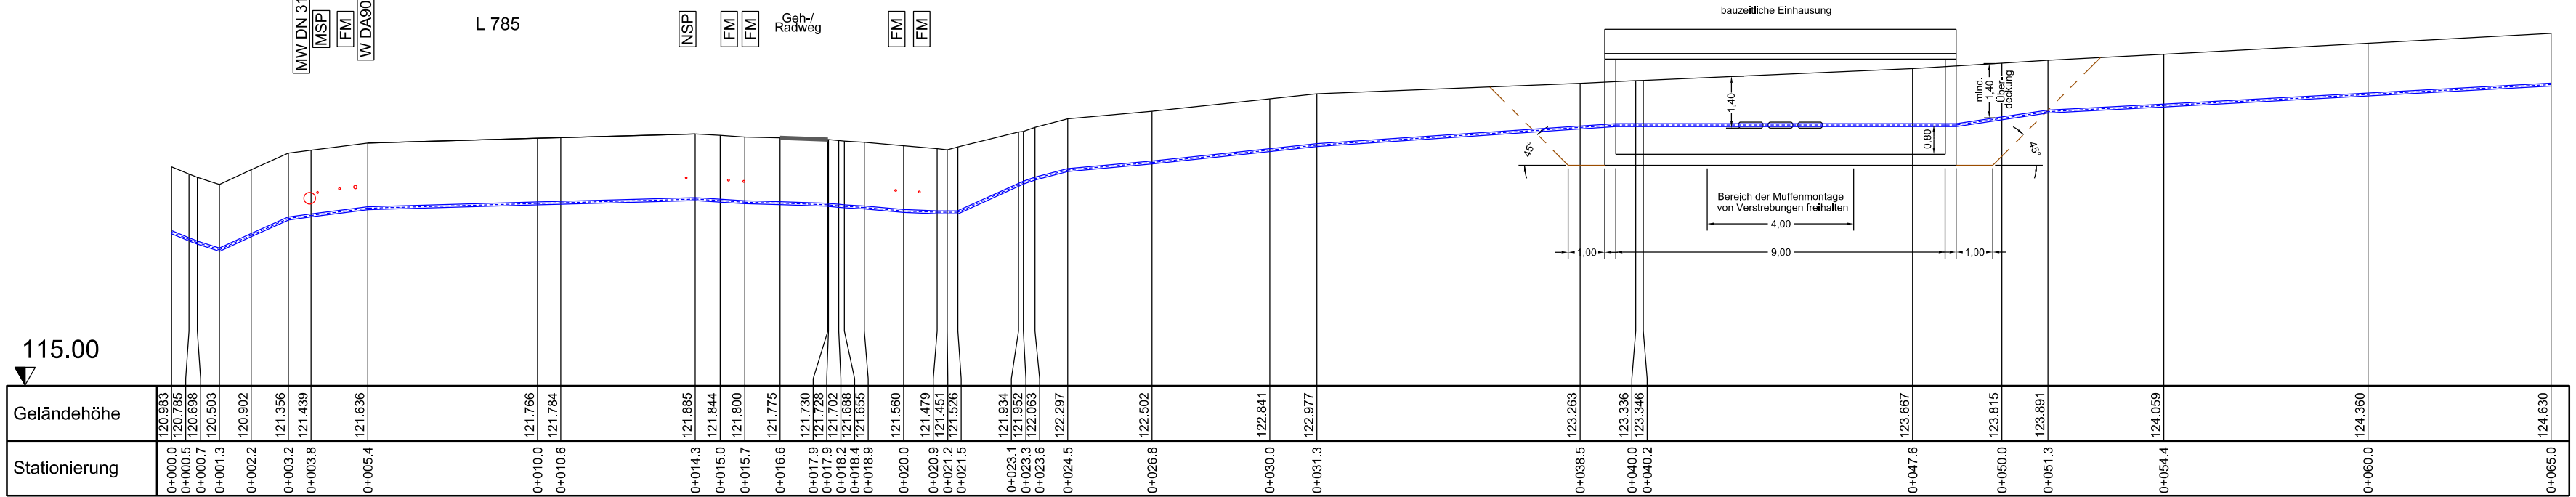


Längsprofil ②: Muffengrube 2, System A, Kabel 1 Maßstab 1:150

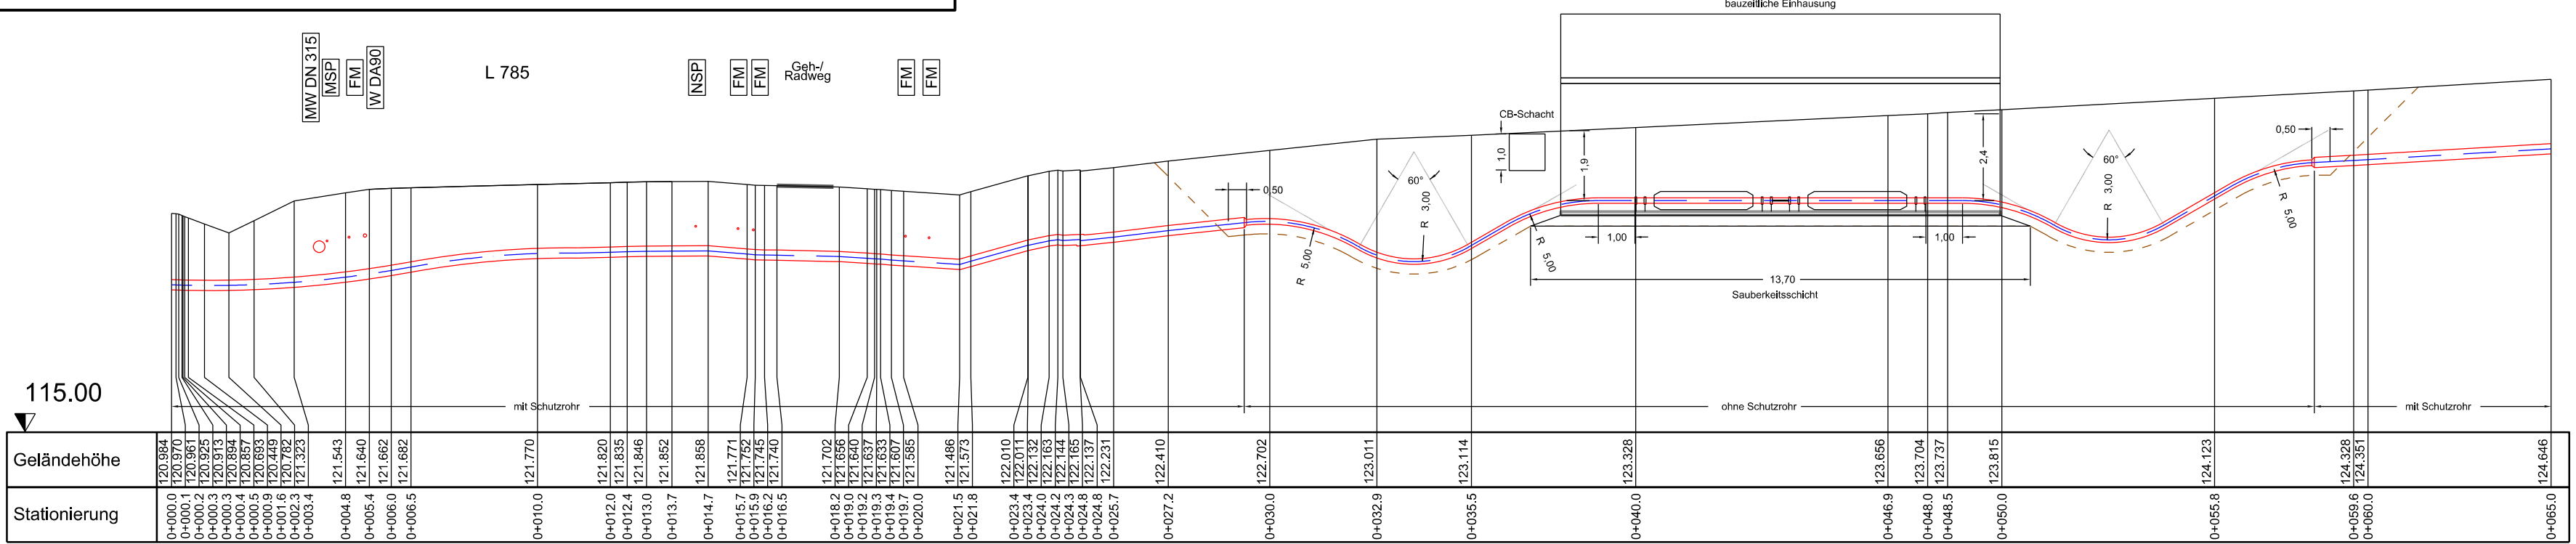


Längsprofil ③: Muffengrube 2, System A, Kabel 6 Maßstab 1:150

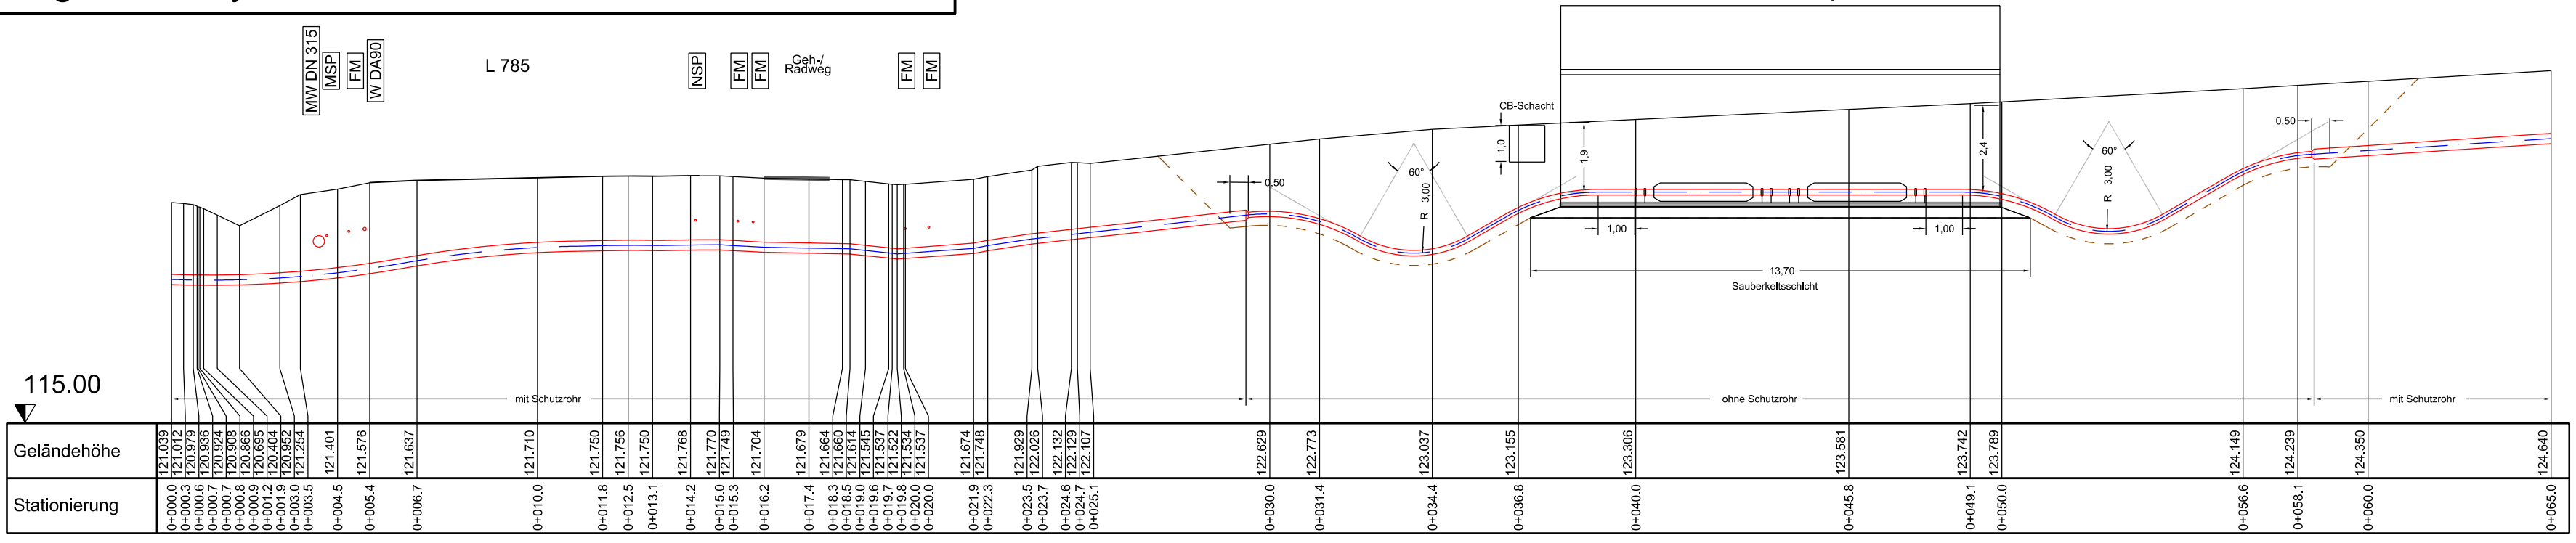

Längsprofil ④: Muffengrube 2, System B, Kabel 1 Maßstab 1:150

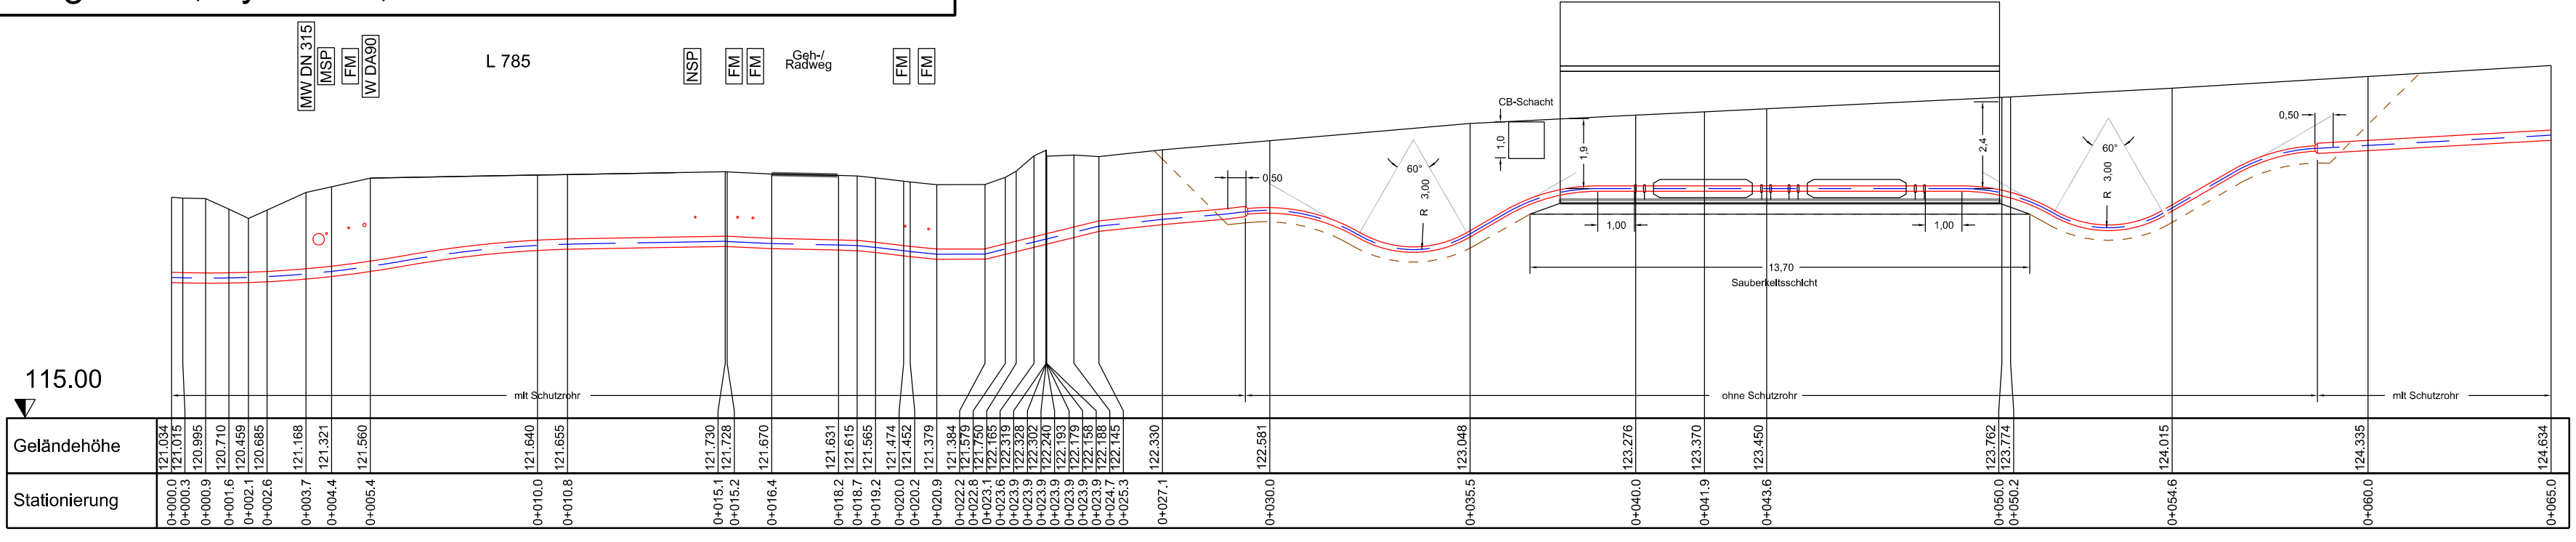


Längsprofil ⑤: Muffengrube 2, System B, Kabel 6 Maßstab 1:150


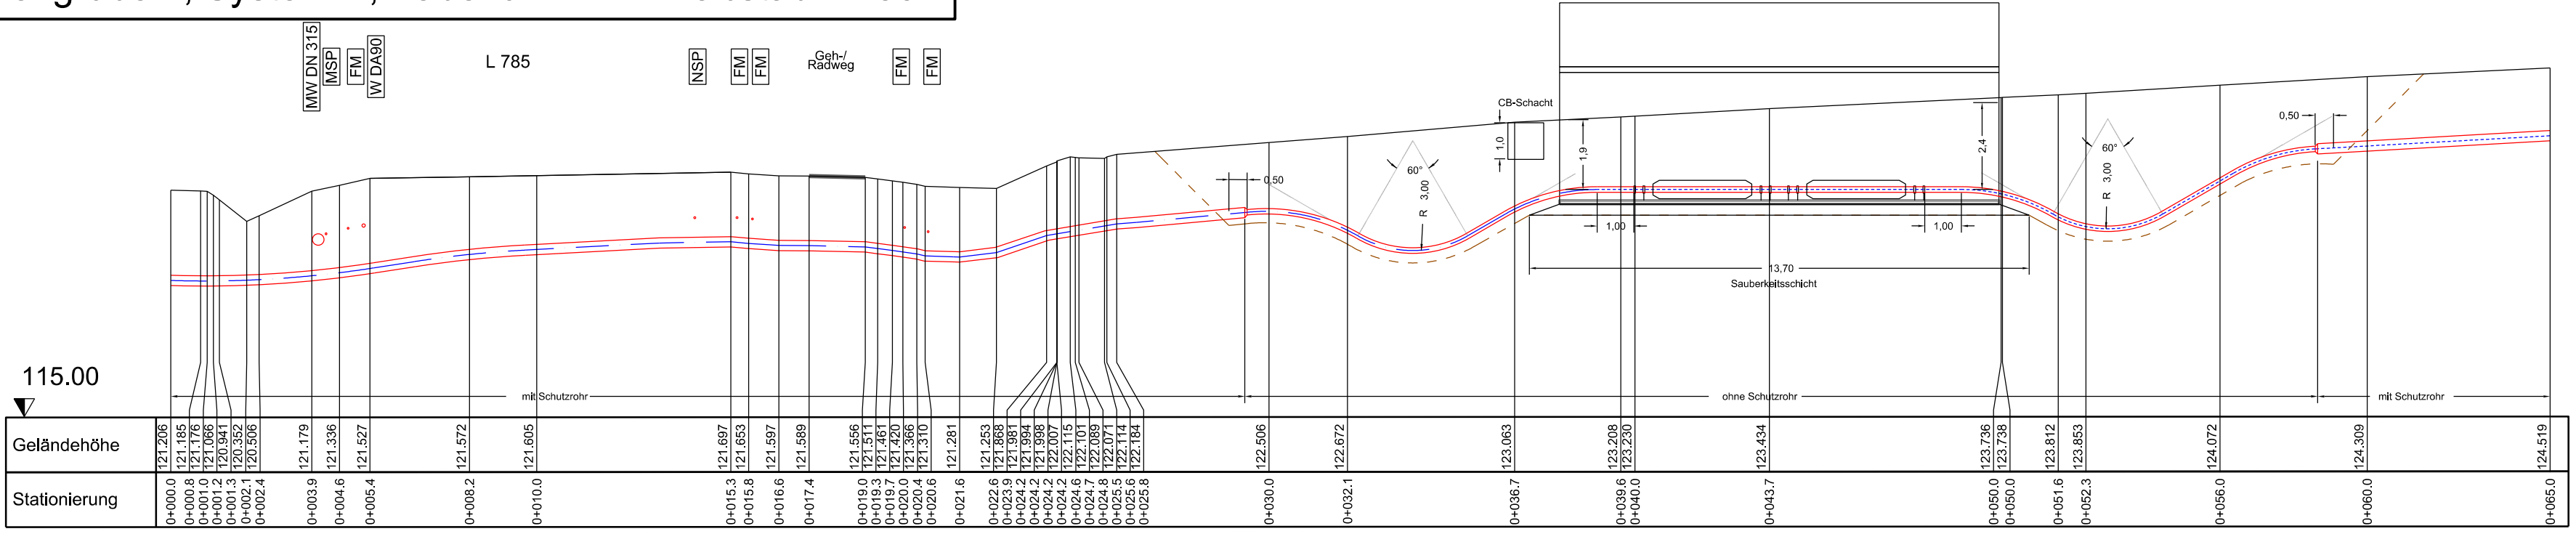


Querschnitt ⑥: Muffengrube 2

Maßstab 1:50

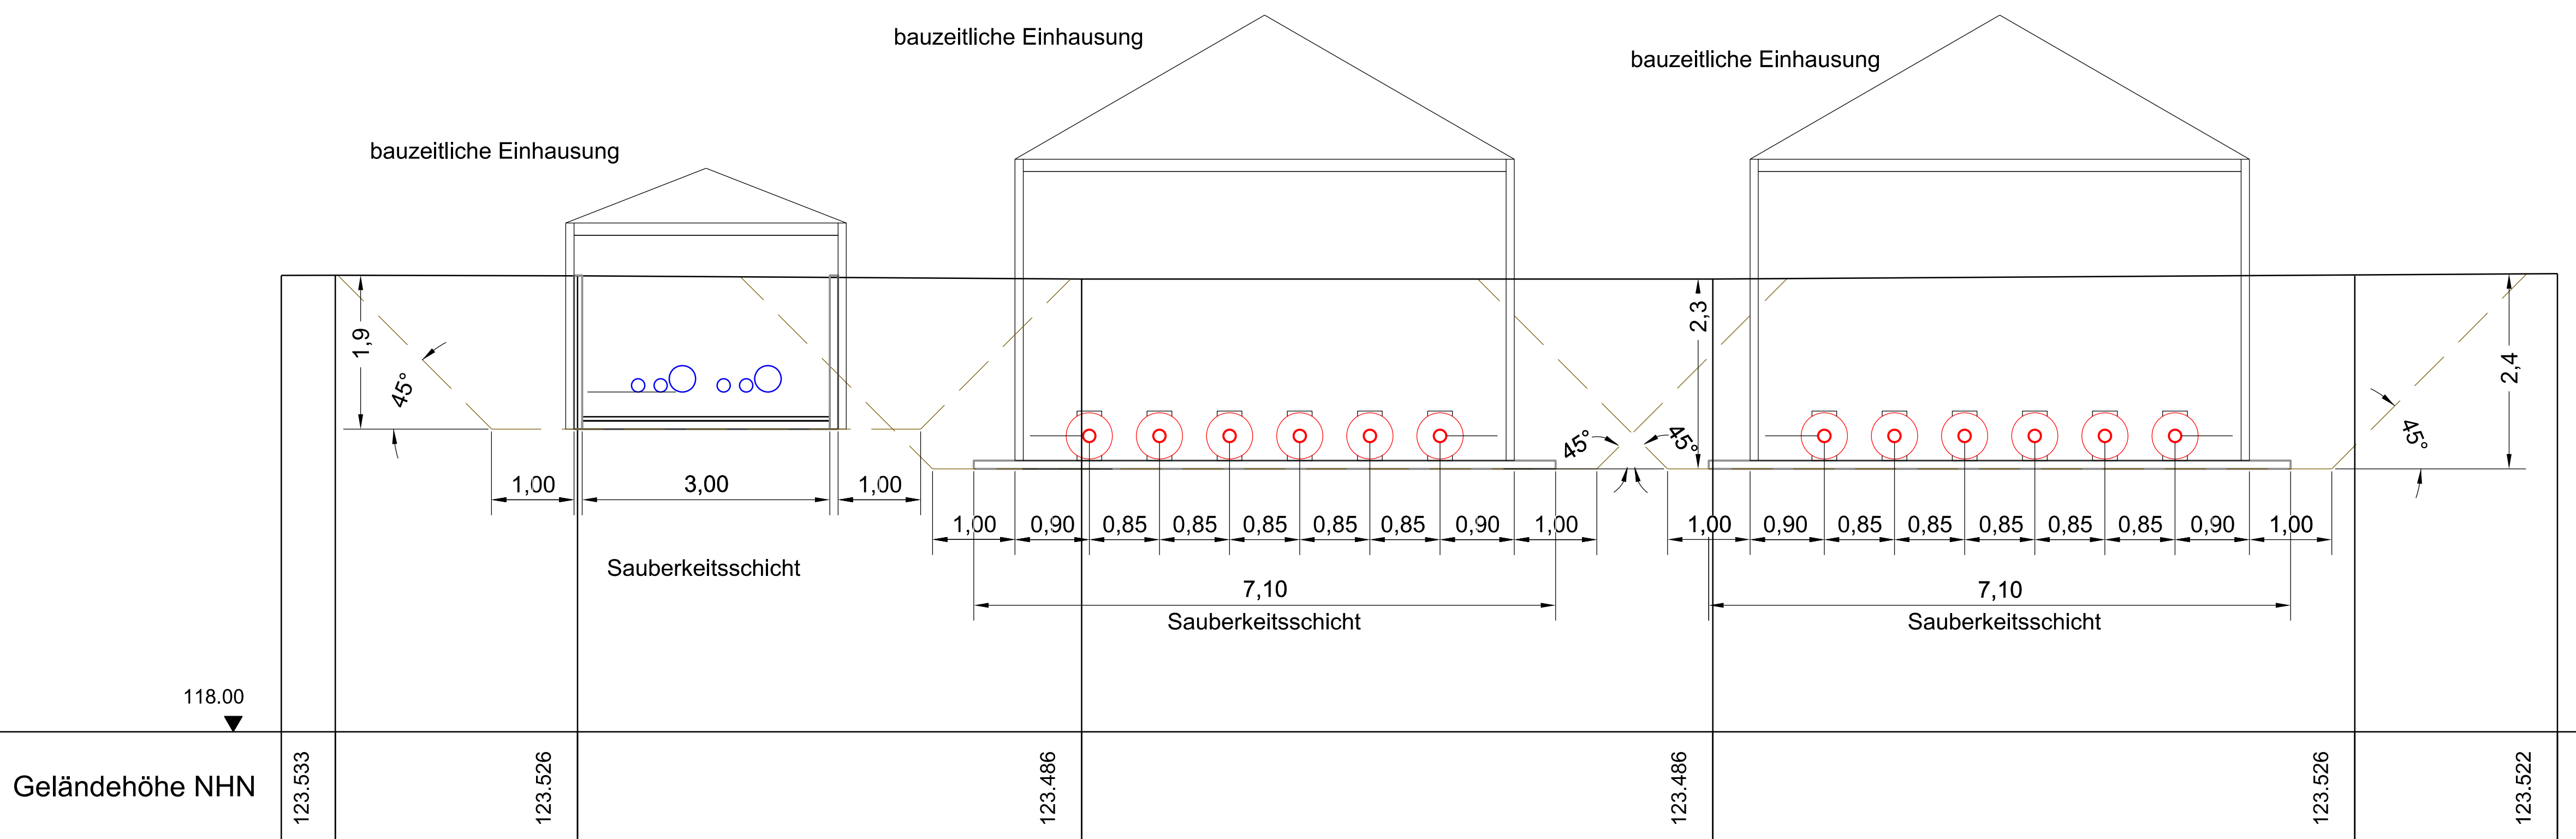

Lageplan Maßstab 1: 250

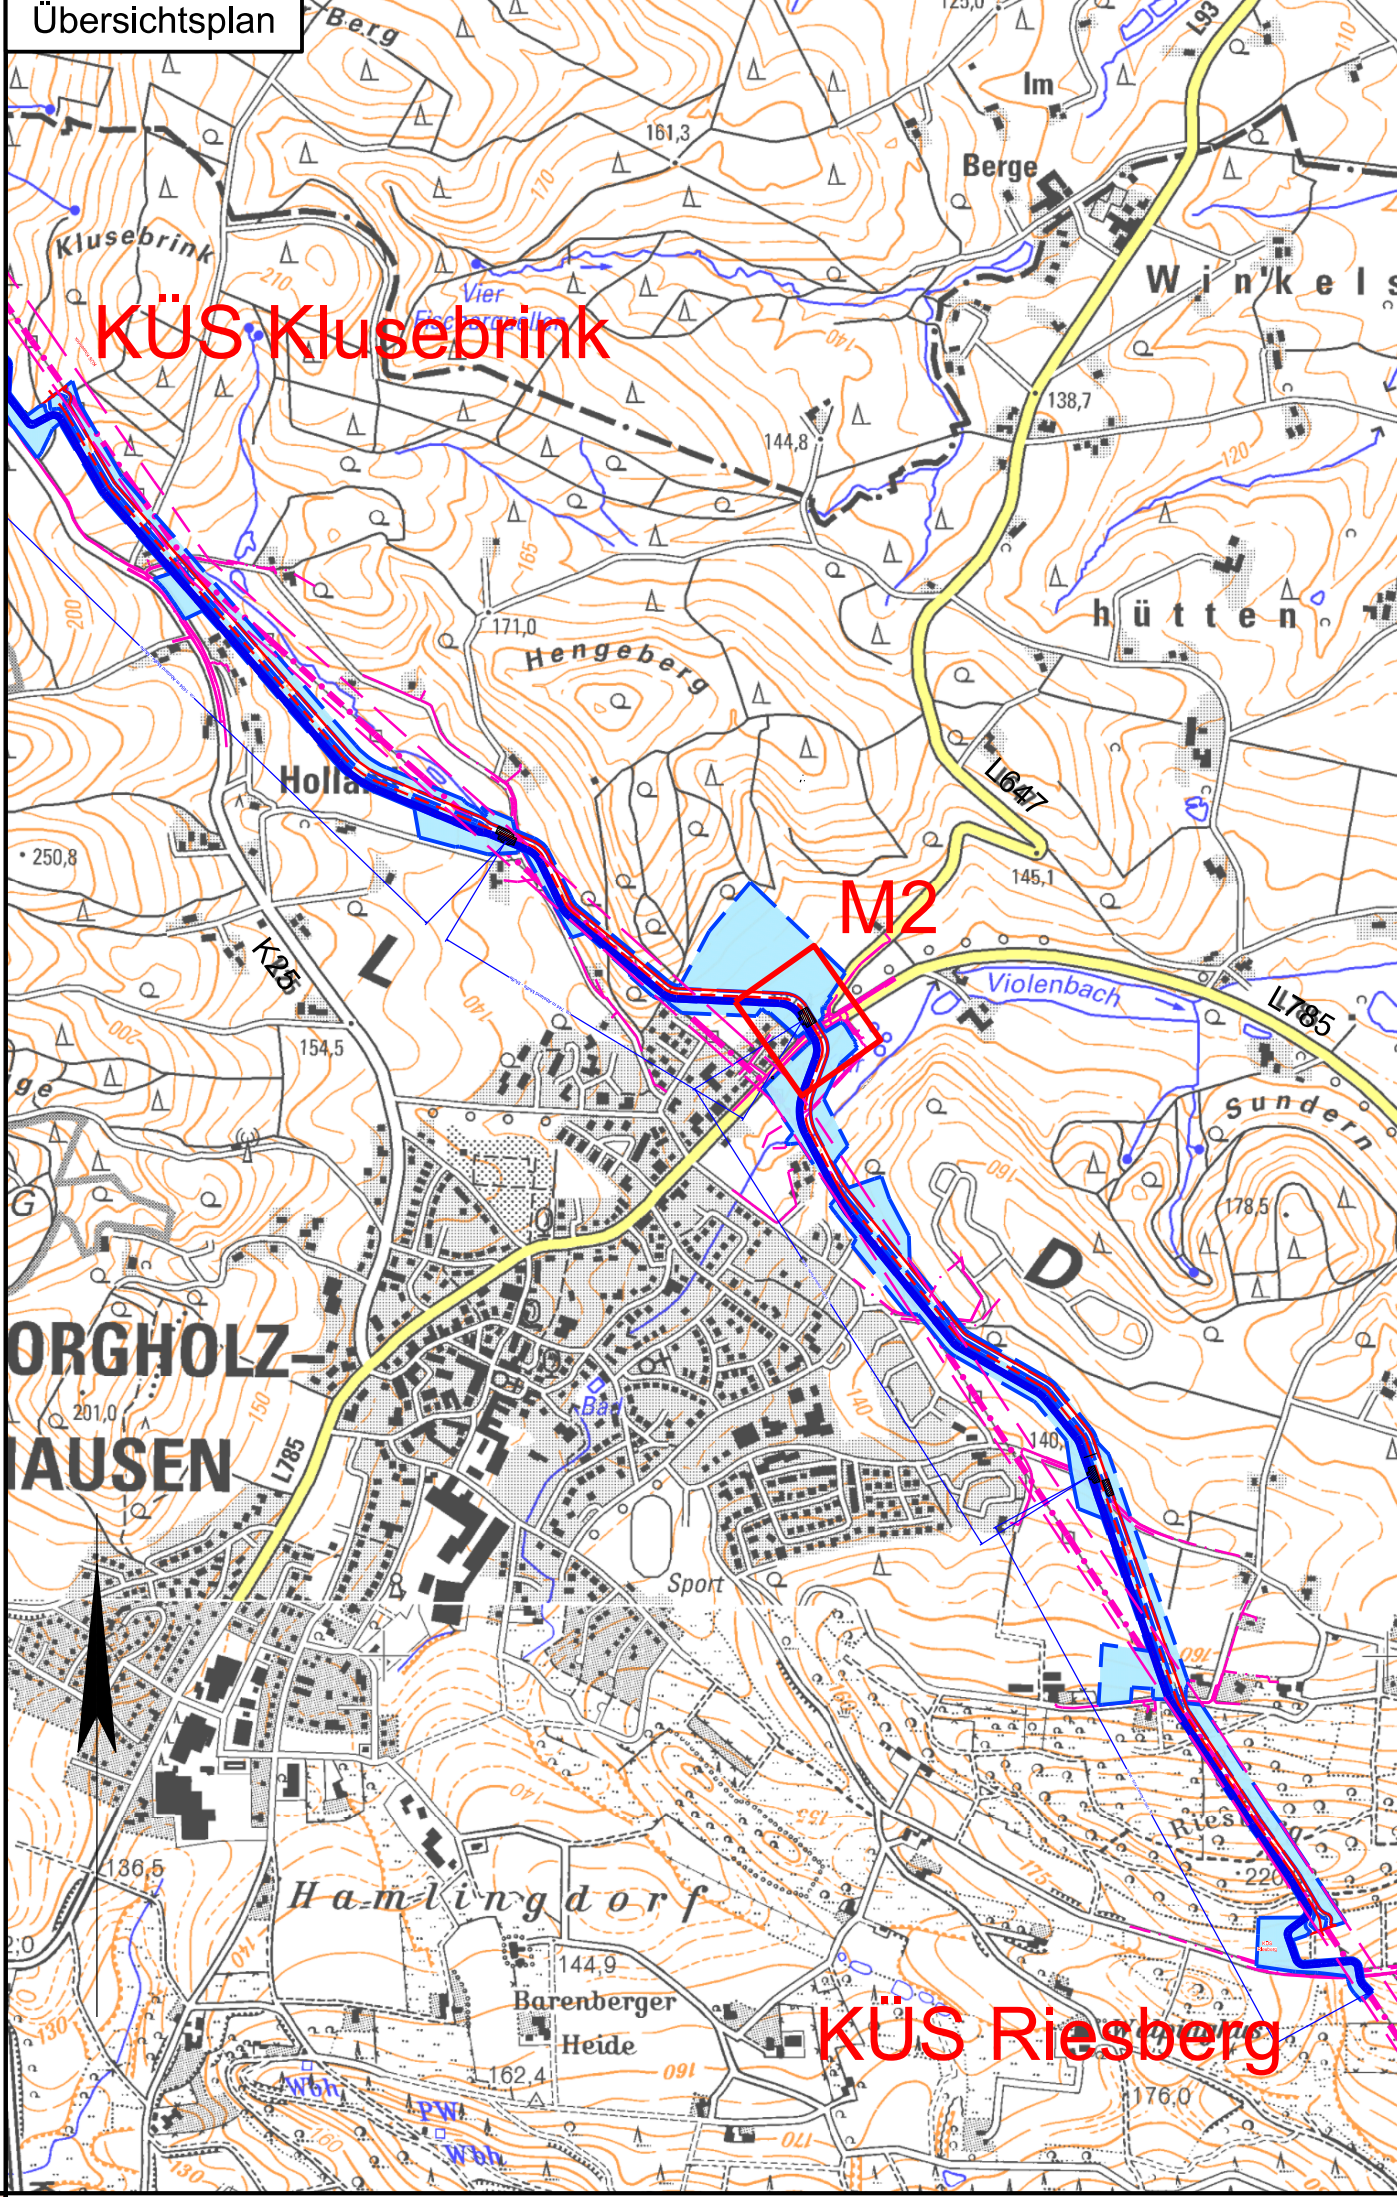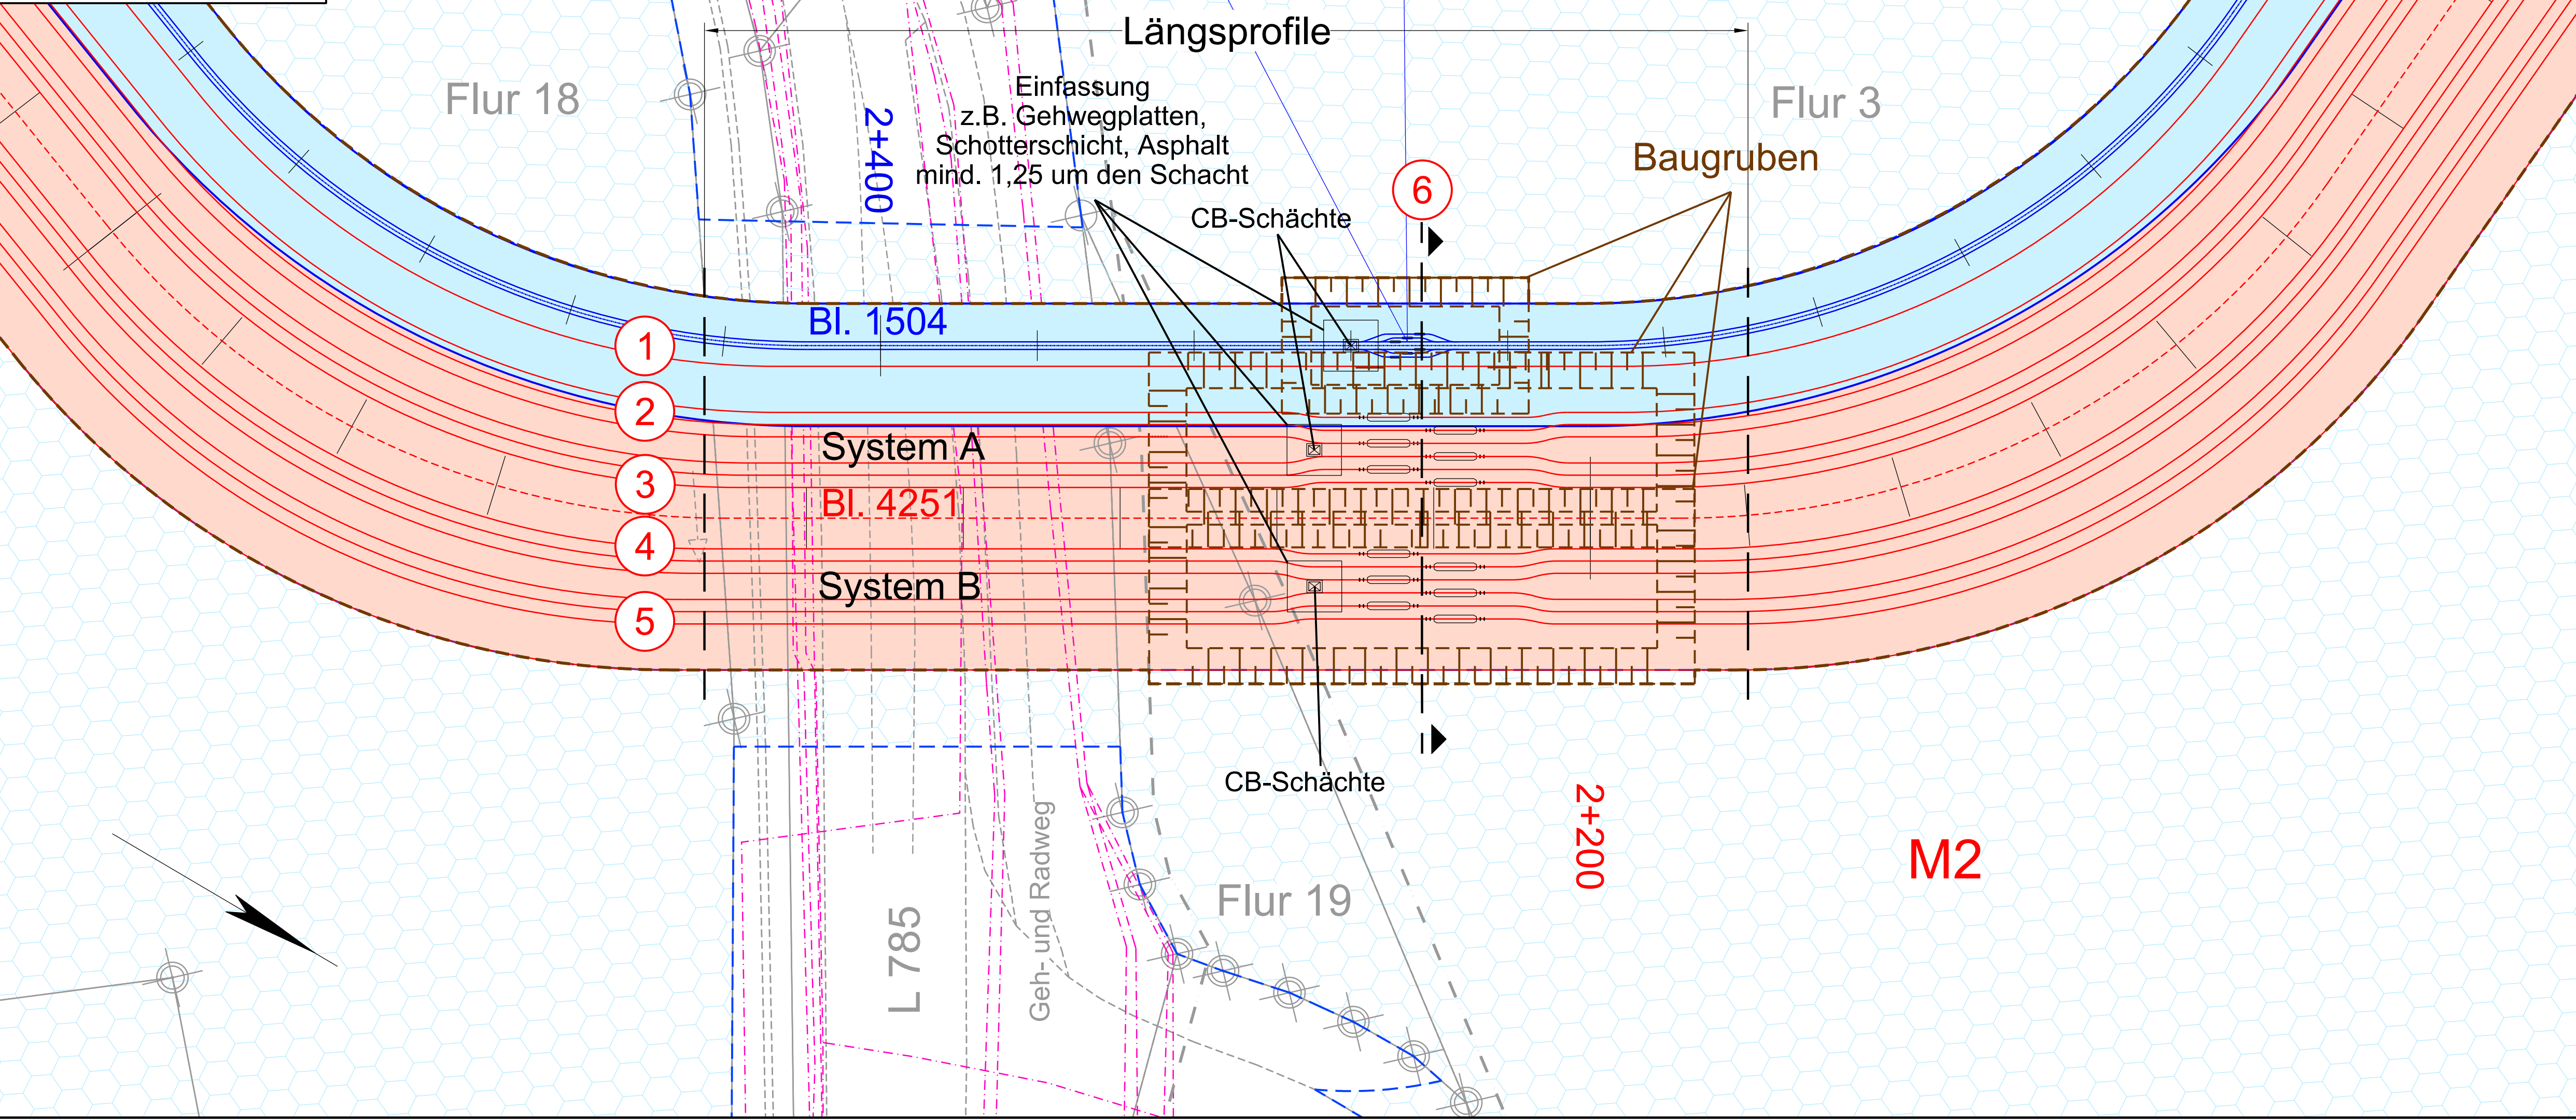

Legende:

- Stationierung Westnetz
- Schutzbereich Westnetz
- Westnetz Kabel
- Trassenachse
- Muffenbereich mit Crossbonding (Platzhalter)
- Arbeitsbereich (temp.)
- Schutzbereich Amptron
- Stationierung Amptron
- S2 Flurstücknummer
- KÜS Kabelübergabestation

Grenzen:

- Land
- Kreis
- Stadt/Gem.
- Gemarkung
- Flur
- Flurstück
- Topographie
- Zaun
- Flurstücknummer
- Höhenlinien
- Gebäude

Anlage 4.4

Auslegungsvermerk der Gemeinde
(Ordnungswidrigkeit § 43b EnWG)
Der Plan hat ausliegen in der Zeit

Gemeinde

Planfeststellungsvermerk der Planfeststellungsbehörde
Nach § 43b EnWG i.V.m. § 74 VwVfG planfestgestellt durch Beschluss

Planfeststellungsbehörde

Auslegungsvermerk der Gemeinde
(Planfeststellungsbeschluss und festgestellter Plan (§ 43b EnWG i.V.m. § 74 VwVfG))
Der Planfeststellungsbeschluss und Ausrüstung des festgestellten Planes haben ausliegen in der Zeit

Gemeinde

110-/380-kV-Höchstspannungsleitung
Wehrendorf - Gütersloh (EnLAG, Vorhaben 16)
Abschnitt: Pkt. Hessel - Pkt. Königsholz (Landesgrenze NRW/NDS)

Neubau 380-kV-Höchstspannungskabel, Bl. 4251
KÜS Riesberg - KÜS Klusebrink

Neubau 110-kV-Hochspannungskabel, Bl. 1504
Pkt. Riesberg - Pkt. Klusebrink

Muffengrubenplan 2

Blatt 2

Output: 20.11.2020 16:47:54
Erstellt: 05.06.2020 13:38:44
Inhalt: Planung

SPiE
SPE SAG GmbH

amprion
Amprion GmbH
GAS- und Stromversorger
für die Bundesrepublik Deutschland

westnetz
DRW-AG