

110-kV-Leitung

Uphausen - Minden/West

166/167

Lageplan

Mast Nr. 11 - Mast Nr. 15 - Portal

Legende:

Mastnummer	Länge von Mast zu Mast	1	Bauwerksnummer
WE 120-21.00	-365.8-	T1-23.00	1
Masttyp	Arbeitsfläche	2	Eigentümer Schlüsselnummer
20.00 20.00	20.00	3	Grundstücks- ordnungsnummer
Trassenachse	Freileitung	37	Flurstücksnummer
Schutzbereich	temp. Zuwegung	37	Rückbau Hoch- und Mittelsp.-Ltg.
Bemaßung des Schutzbereiches	dauerhafte Zuwegung	37	Abspannmast
		37	Tragmast
		37	Mast Rückbau

Grenzen:	Land	---
	Kreis	---
	Stadt/Gem.	---
	Gemarkung	---
	Flur	---
	Flurstück	---
	Rückbau Hoch- und Mittelsp.-Ltg.	---
Versorgung:	Abwasser	---
	Gas	---
	Telekommunikation	---
	Wasser	---
	Strom	---

Planfeststellungsunterlage

Aufgestellt Paderborn, *[Signature]* 21.06.2016
[Signature]


Satzungsgemäß ausgelegt in der Zeit vom bis
Zeit und Ort der Auslegung sind vor Auslegung ortsüblich bekannt gemacht worden
Gemeinde:

Firma **SAG** Maßstab: 1:2000 Einheit: Meter

Dienststempel/Unterschrift

Zust.	Änderung	Datum	Name
		12.04.2016	Rötz
		12.04.2016	Othmer

Planfeststellungsbehörde
Westfalen Weser Netz

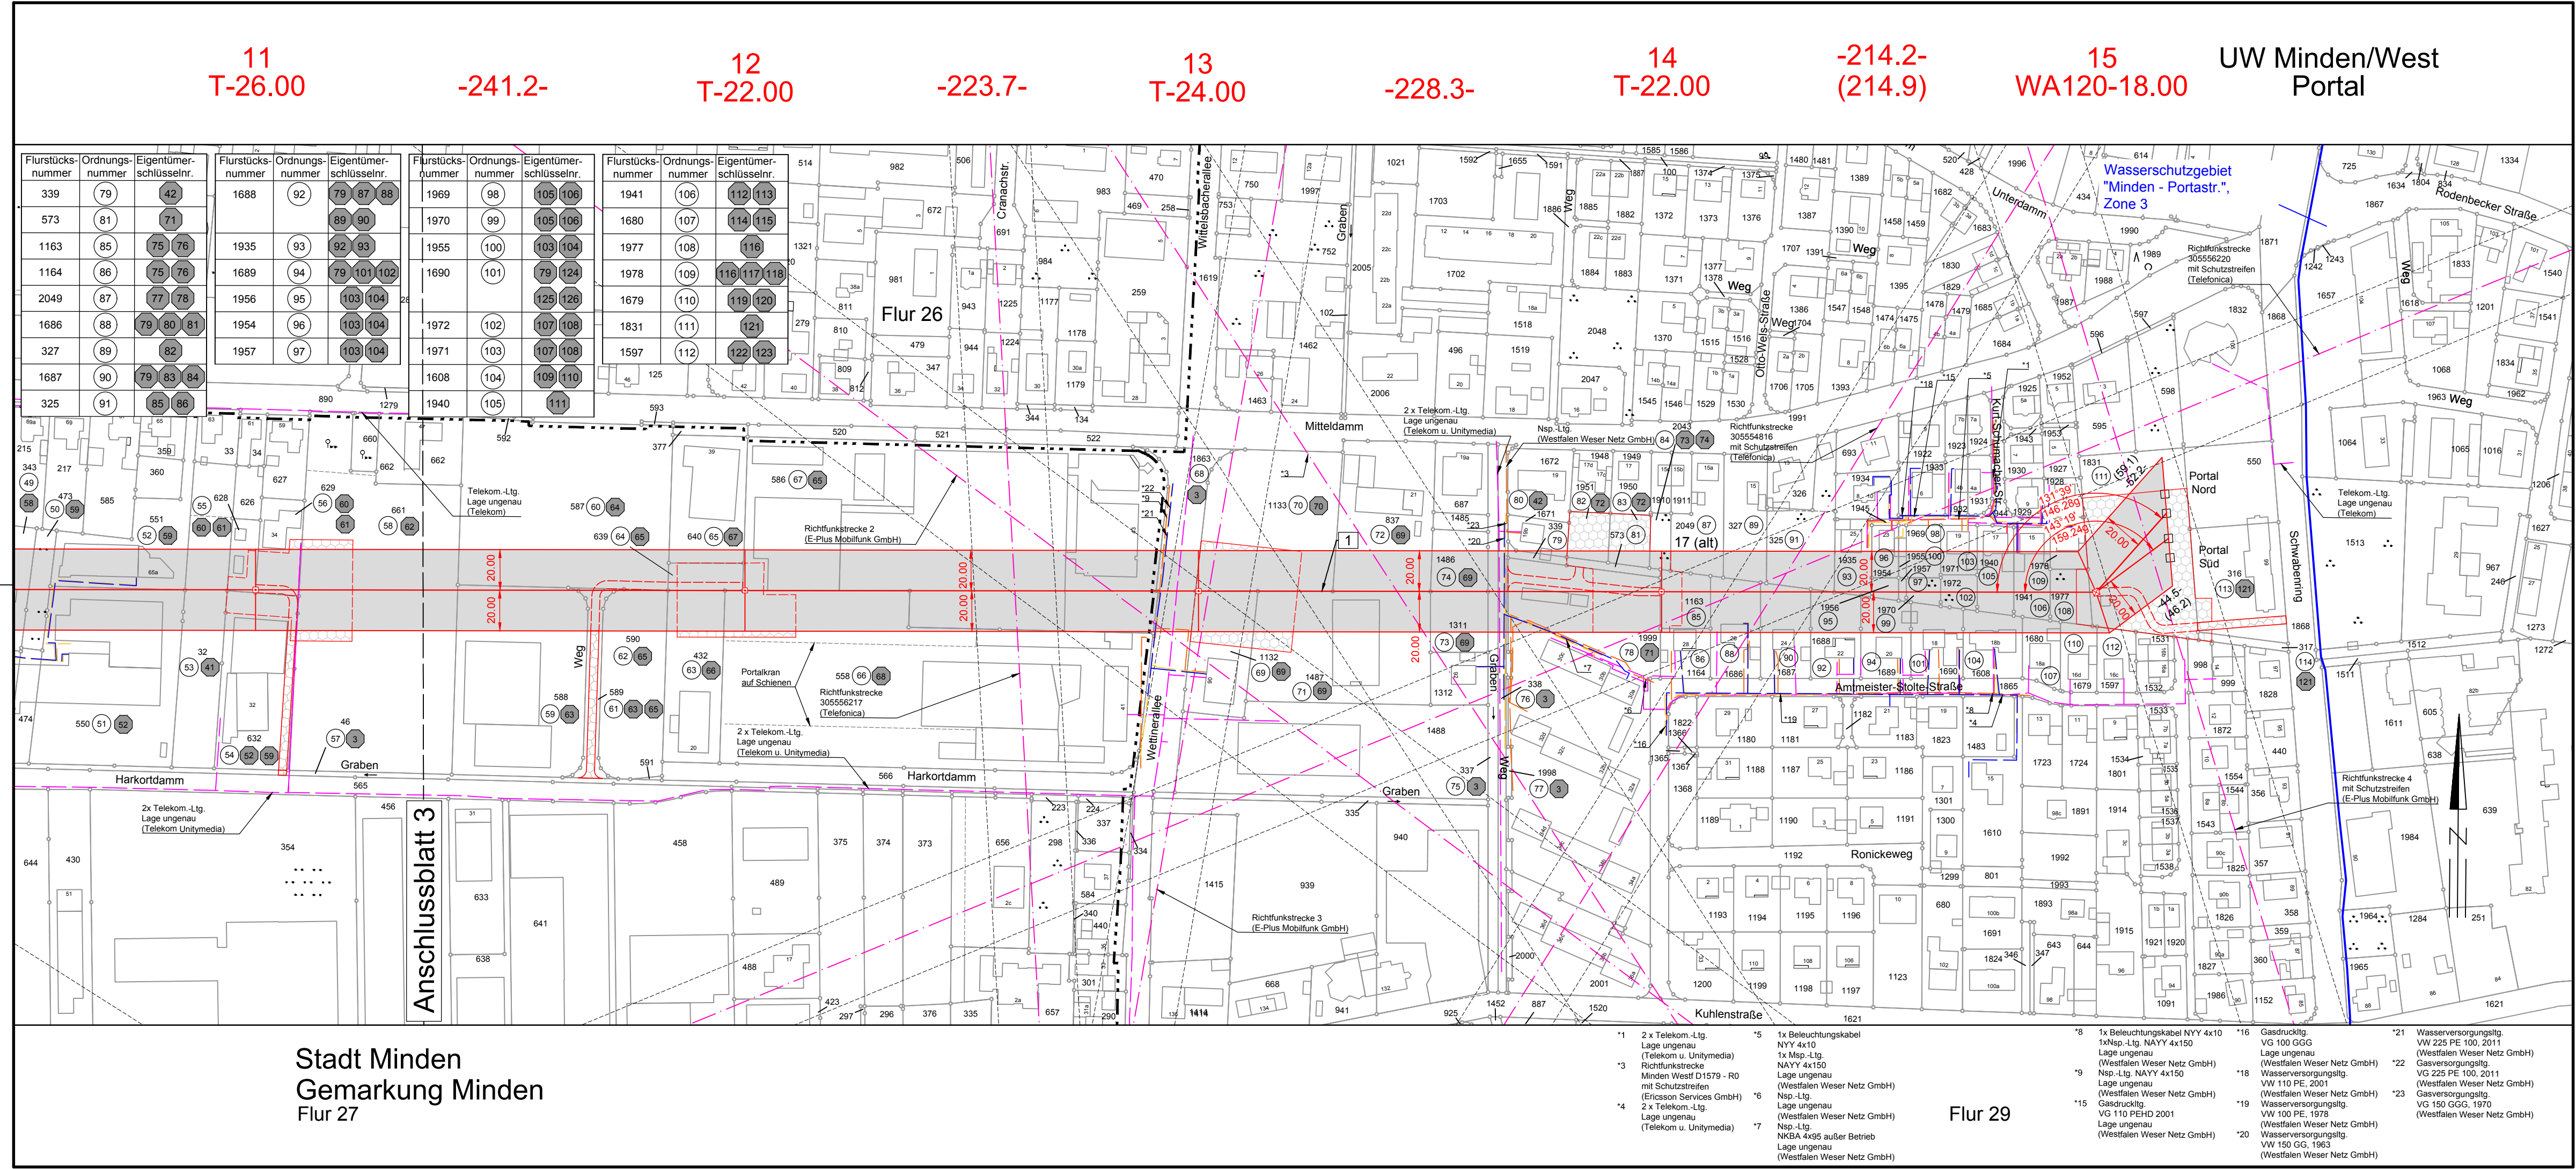

Stadt Minden
Gemarkung Minden
Flur 27

Flur 29

- *1 2 x Telekom.-Ltg. Lage ungenau (Telekom u. Unitymedia)
- *2 2 x Telekom.-Ltg. Lage ungenau (Telekom u. Unitymedia)
- *3 Richtfunkstrecke Minden West D1579 - RD mit Schutzstreifen (Ericsson Services GmbH)
- *4 2 x Telekom.-Ltg. Lage ungenau (Telekom u. Unitymedia)
- *5 1x Beleuchtungskabel NY Y 4x10 NY Y 4x150 (Westfalen Weser Netz GmbH)
- *6 Nsp.-Ltg. NAY Y 4x150 (Westfalen Weser Netz GmbH)
- *7 Nsp.-Ltg. NKB A-4x95 außer Betrieb Lage ungenau (Westfalen Weser Netz GmbH)
- *8 1x Beleuchtungskabel NY Y 4x10 NY Y 4x150 (Westfalen Weser Netz GmbH)
- *9 Nsp.-Ltg. NAY Y 4x150 (Westfalen Weser Netz GmbH)
- *10 Nsp.-Ltg. NAY Y 4x150 (Westfalen Weser Netz GmbH)
- *11 Nsp.-Ltg. NAY Y 4x150 (Westfalen Weser Netz GmbH)
- *12 Nsp.-Ltg. NAY Y 4x150 (Westfalen Weser Netz GmbH)
- *13 Nsp.-Ltg. NAY Y 4x150 (Westfalen Weser Netz GmbH)
- *14 Nsp.-Ltg. NAY Y 4x150 (Westfalen Weser Netz GmbH)
- *15 Nsp.-Ltg. NAY Y 4x150 (Westfalen Weser Netz GmbH)
- *16 Gasdrucklgt. VW 225 PE 100, 2011 (Westfalen Weser Netz GmbH)
- *17 Gasdrucklgt. VW 225 PE 100, 2011 (Westfalen Weser Netz GmbH)
- *18 Gasdrucklgt. VW 110 PE, 2001 (Westfalen Weser Netz GmbH)
- *19 Gasdrucklgt. VW 110 PE, 1978 (Westfalen Weser Netz GmbH)
- *20 Nsp.-Ltg. NKB A-4x95 außer Betrieb Lage ungenau (Westfalen Weser Netz GmbH)
- *21 Wasserversorgungslgt. VW 225 PE 100, 2011 (Westfalen Weser Netz GmbH)
- *22 Wasserversorgungslgt. VW 110 PE, 2001 (Westfalen Weser Netz GmbH)
- *23 Wasserversorgungslgt. VW 150 GGG, 1970 (Westfalen Weser Netz GmbH)