


7 WA120-22.00 Hochwasserfundament (313.4) -310.0-
 8 T-26.00 Hochwasserfundament -339.6-
 9 T-26.00 -252.2-
 10 T-24.00 -228.4-
 11 T-26.00

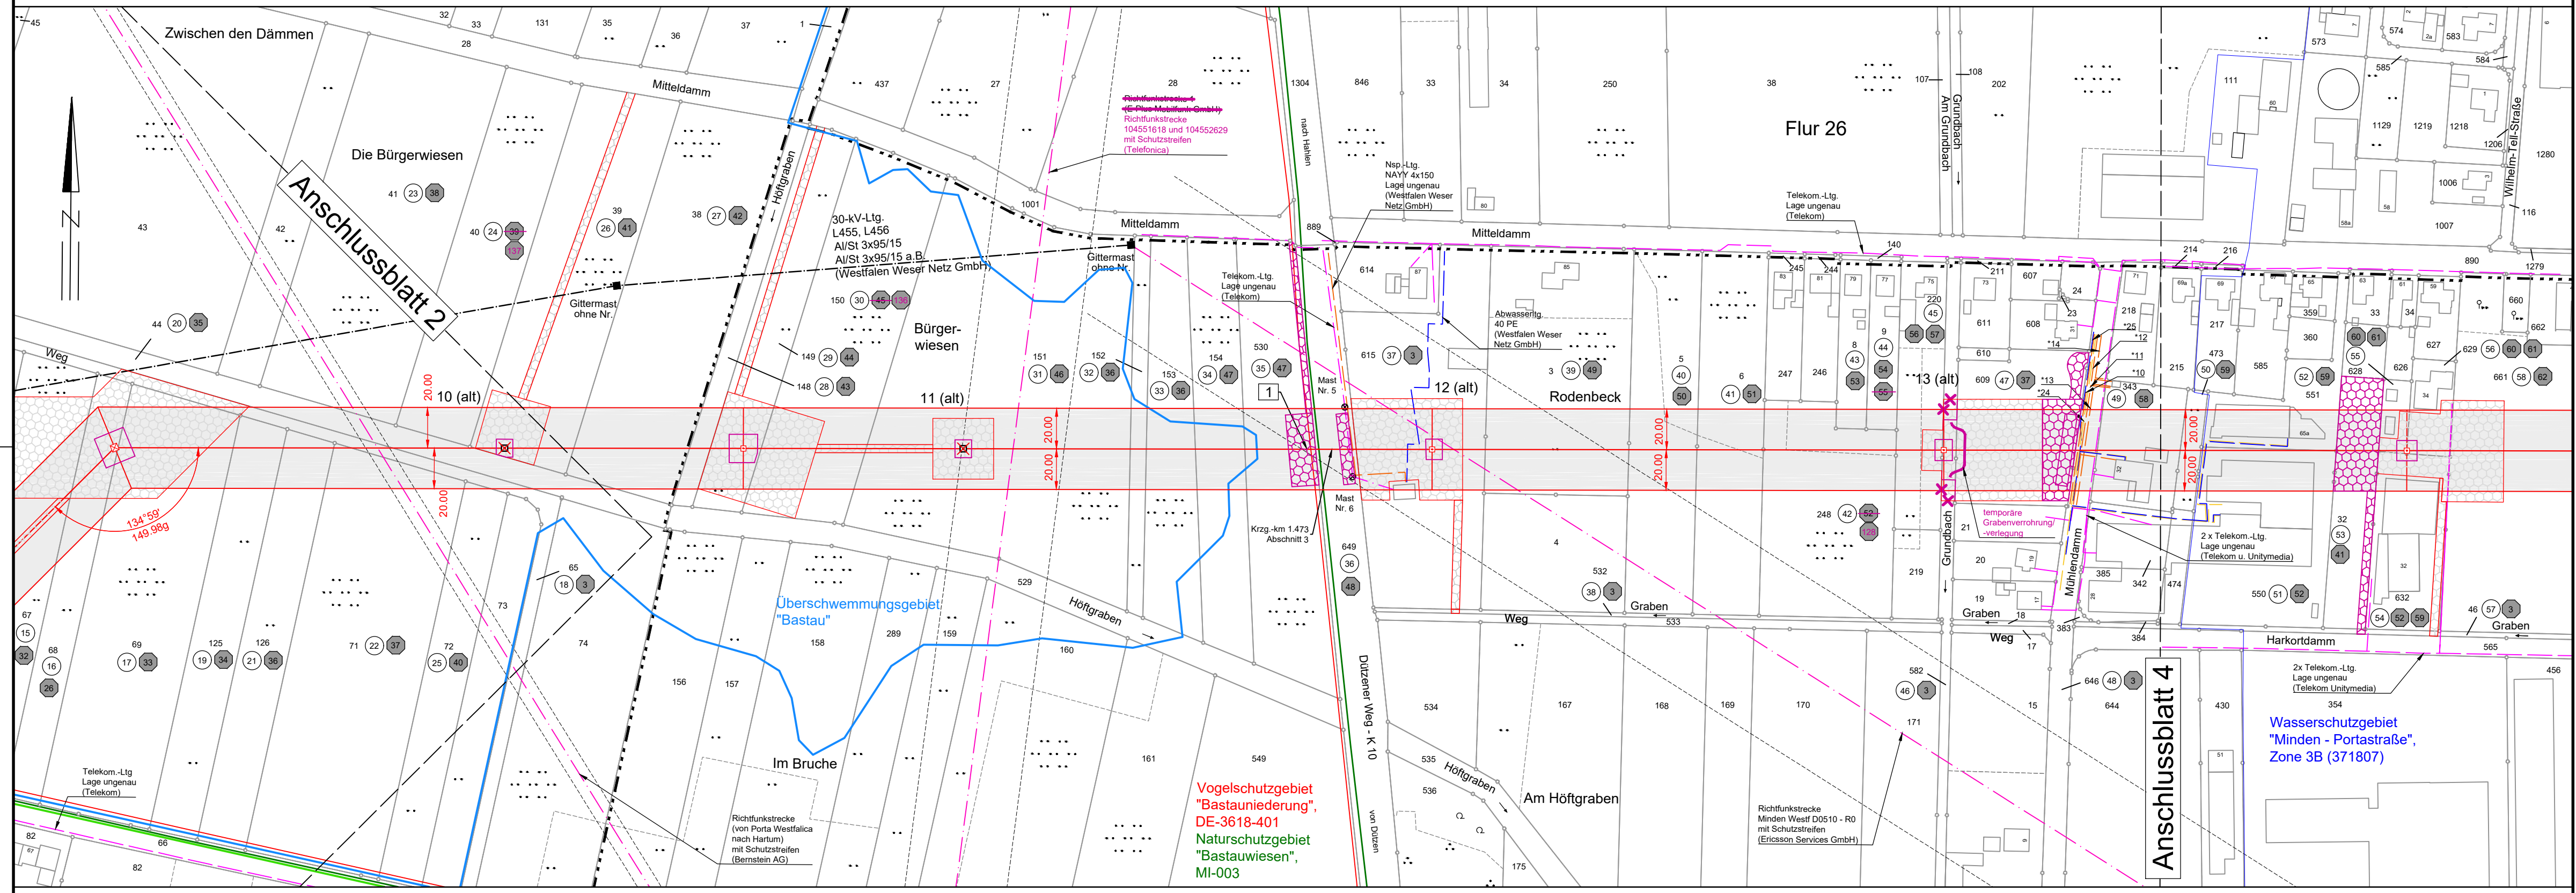

Stadt Minden
 Gemarkung Minden
 Flur 87

Stadt Minden
 Gemarkung Minden
 Flur 27

- *10 1x Msp.-Ltg., NAKBA 3x95 a.B.
1x Beleuchtungskabel, NYY 4x10
Lage ungenau
(Westfalen Weser Netz GmbH)
- *11 3x NAYY 4x150
Lage ungenau
(Westfalen Weser Netz GmbH)
- *12 2x NAYY 4x150
Lage ungenau
(Westfalen Weser Netz GmbH)
- *13 AZYHSY 3x185/10kV
Lage ungenau
(Westfalen Weser Netz GmbH)
- *14 2x NA2XSJ 3x185
Lage ungenau
(Westfalen Weser Netz GmbH)
- *24 Gasdruckltg.
VG 100 GGG, 1985
(Westfalen Weser Netz GmbH)
- *25 2x NAYY 4x150
Lage ungenau
(Westfalen Weser Netz GmbH)

110-kV-Leitung Uphausen - Minden/West 166/167 Lageplan Mast Nr. 7 - Mast Nr. 11 1. Deckblattänderung

Legende:

Mastnummer: WE 120-21.00, T1-23.00
 Masttyp: WE, T1
 Länge von Mast zu Mast: -365.8-
 temp. Arbeitsfläche, temp. Baugrube, Trassenachse Freileitung, temp. Schutzgerüst, dauerhafte Zuwegung, temp. Zuwegung, Bemaßung des Schutzbereiches

Grenzen:

- Land: ————
- Kreis: ————
- Stadt/Gem.: ————
- Gemarkung: - - - - -
- Flur: ————
- Flurstück: ————
- Rückbau Hoch- und Mittelsp.-Ltg.: X X X

Versorgung:

- Abwasser: ————
- Gas: ————
- Telekommunikation: ————
- Wasser: ————
- Strom: ————

Symbol Legend:

- 1 Bauwerksnummer
- 1 Eigentümer Schlüsselnummer
- 3 Grundstücksordnungsnummer
- 37 Flurstücksnummer
- Abspannmast
- Tragmast
- Mast Rückbau

Planfeststellungsunterlage		Satzungsgemäß ausgelegen in der Zeit vom ... bis ...	
Aufgestellt Paderborn, <i>[Signature]</i>	21.06.2016	Zeit und Ort der Auslegung sind vor Auslegung ortsüblich bekannt gemacht worden	
Firma SPIE	Maßstab: 1:2000	Einheit: Meter	Gemeinde:
	Datum	Name	Dienstsiegel/Unterschrift
	Bearb. 12.04.2016	RötZ	Planfeststellungsbehörde
	Gepr. 12.04.2016	Othmer	
	Zustand Org.-Einheit NE-NL		
1. Deckblattänderung, 20.04.21, Fritz-K.			
Zust.	Änderung	Datum	Name
			Blatt: 3 / 4