

131
WA160-27.00

- 407.4 -

132
T2-31.00

- 340.2 -


133
T1-21.00

- 307.5 -

134
T1-25.00

- 328.7 -

135
T1-27.00

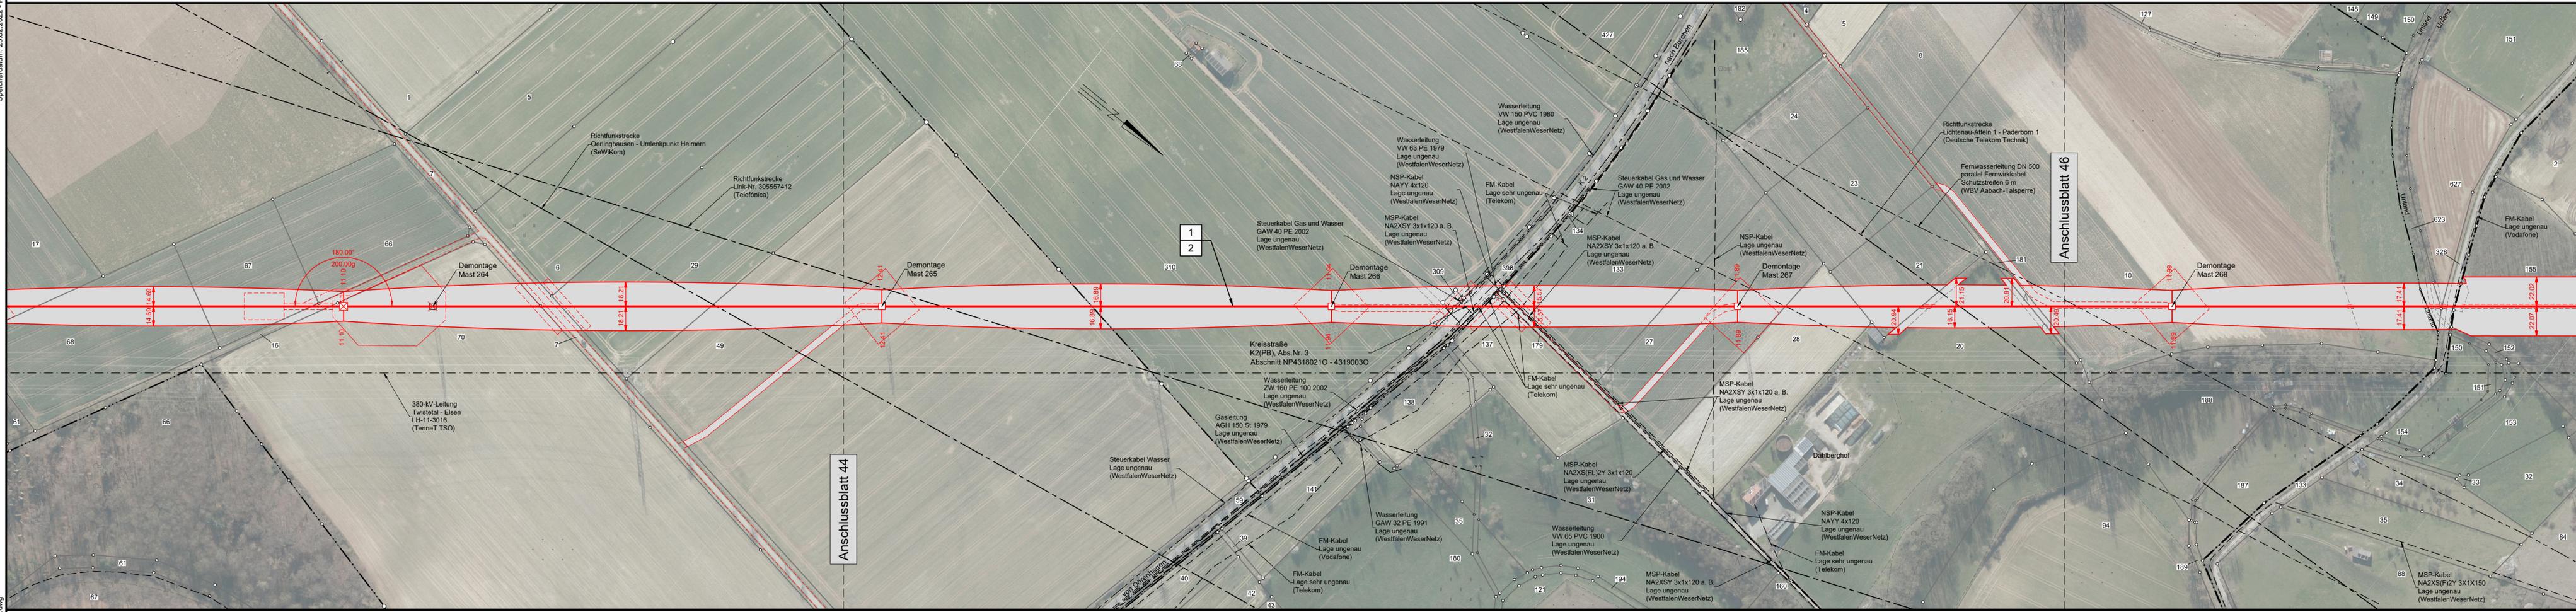

Lageplan 110-kV-Leitung Twistetal - Paderborn/S LH-11-1205

Mast Nr. 131 - Mast Nr. 135

Legende:

<ul style="list-style-type: none"> Mastnummer Länge von Mast zu Mast Masttyp temp. Zuwegung Trassenachse Freileitung Arbeitsfläche Schutzbereich 	<ul style="list-style-type: none"> Bauwerksnummer Flurstücksnummer Tragmast (Bestand) Abspannmast (Bestand) Abspannmast (Neubau) Tragmast (Neubau) Mast (Rückbau) 	<p>Grenzen:</p> <ul style="list-style-type: none"> Land Kreis Stadt/Gem. Gemarkung Flur Flurstück Flurbereinigung Rückbau Hoch- und Mittelsp.-Ltg.
--	---	---

Quellvermerk:
Land NRW - Landkreis Paderborn (2017-2021) Datenlizenz Deutschland - Namensnennung - Version 2.0 (www.govdata.de/dl-de/by-2-0)

Planfeststellungsunterlage

Index	Datum	Gezeichnet	Änderung		
Zugehörigkeit			Verweis	Maßstab 1:2000	Format 1189x297
Technische Referenz	Erstellt durch K2 Engineering GmbH Kovacs / Fiemme	Genehmigt von Avacon Netz GmbH U. Herrmann		Erstelldatum 22.12.2021	Status Gültig
<p>avacon Objektname 110-kV-Leitung Twistetal - Paderborn/S</p> <p>Klassifikation Lageplan</p>					
ID	Titel LH-11-1205, Mast Nr. 131 - Mast Nr. 135				

Kreis Paderborn
Gemeinde Borchen
Gemarkung Kirchborchen

Gemarkung Nordborchen
Flur 2

Flur 16

Flur 11

Flur 10

Flur 5

Anschlussblatt 44

Anschlussblatt 46