


127
WA160-19.00

Flur 8

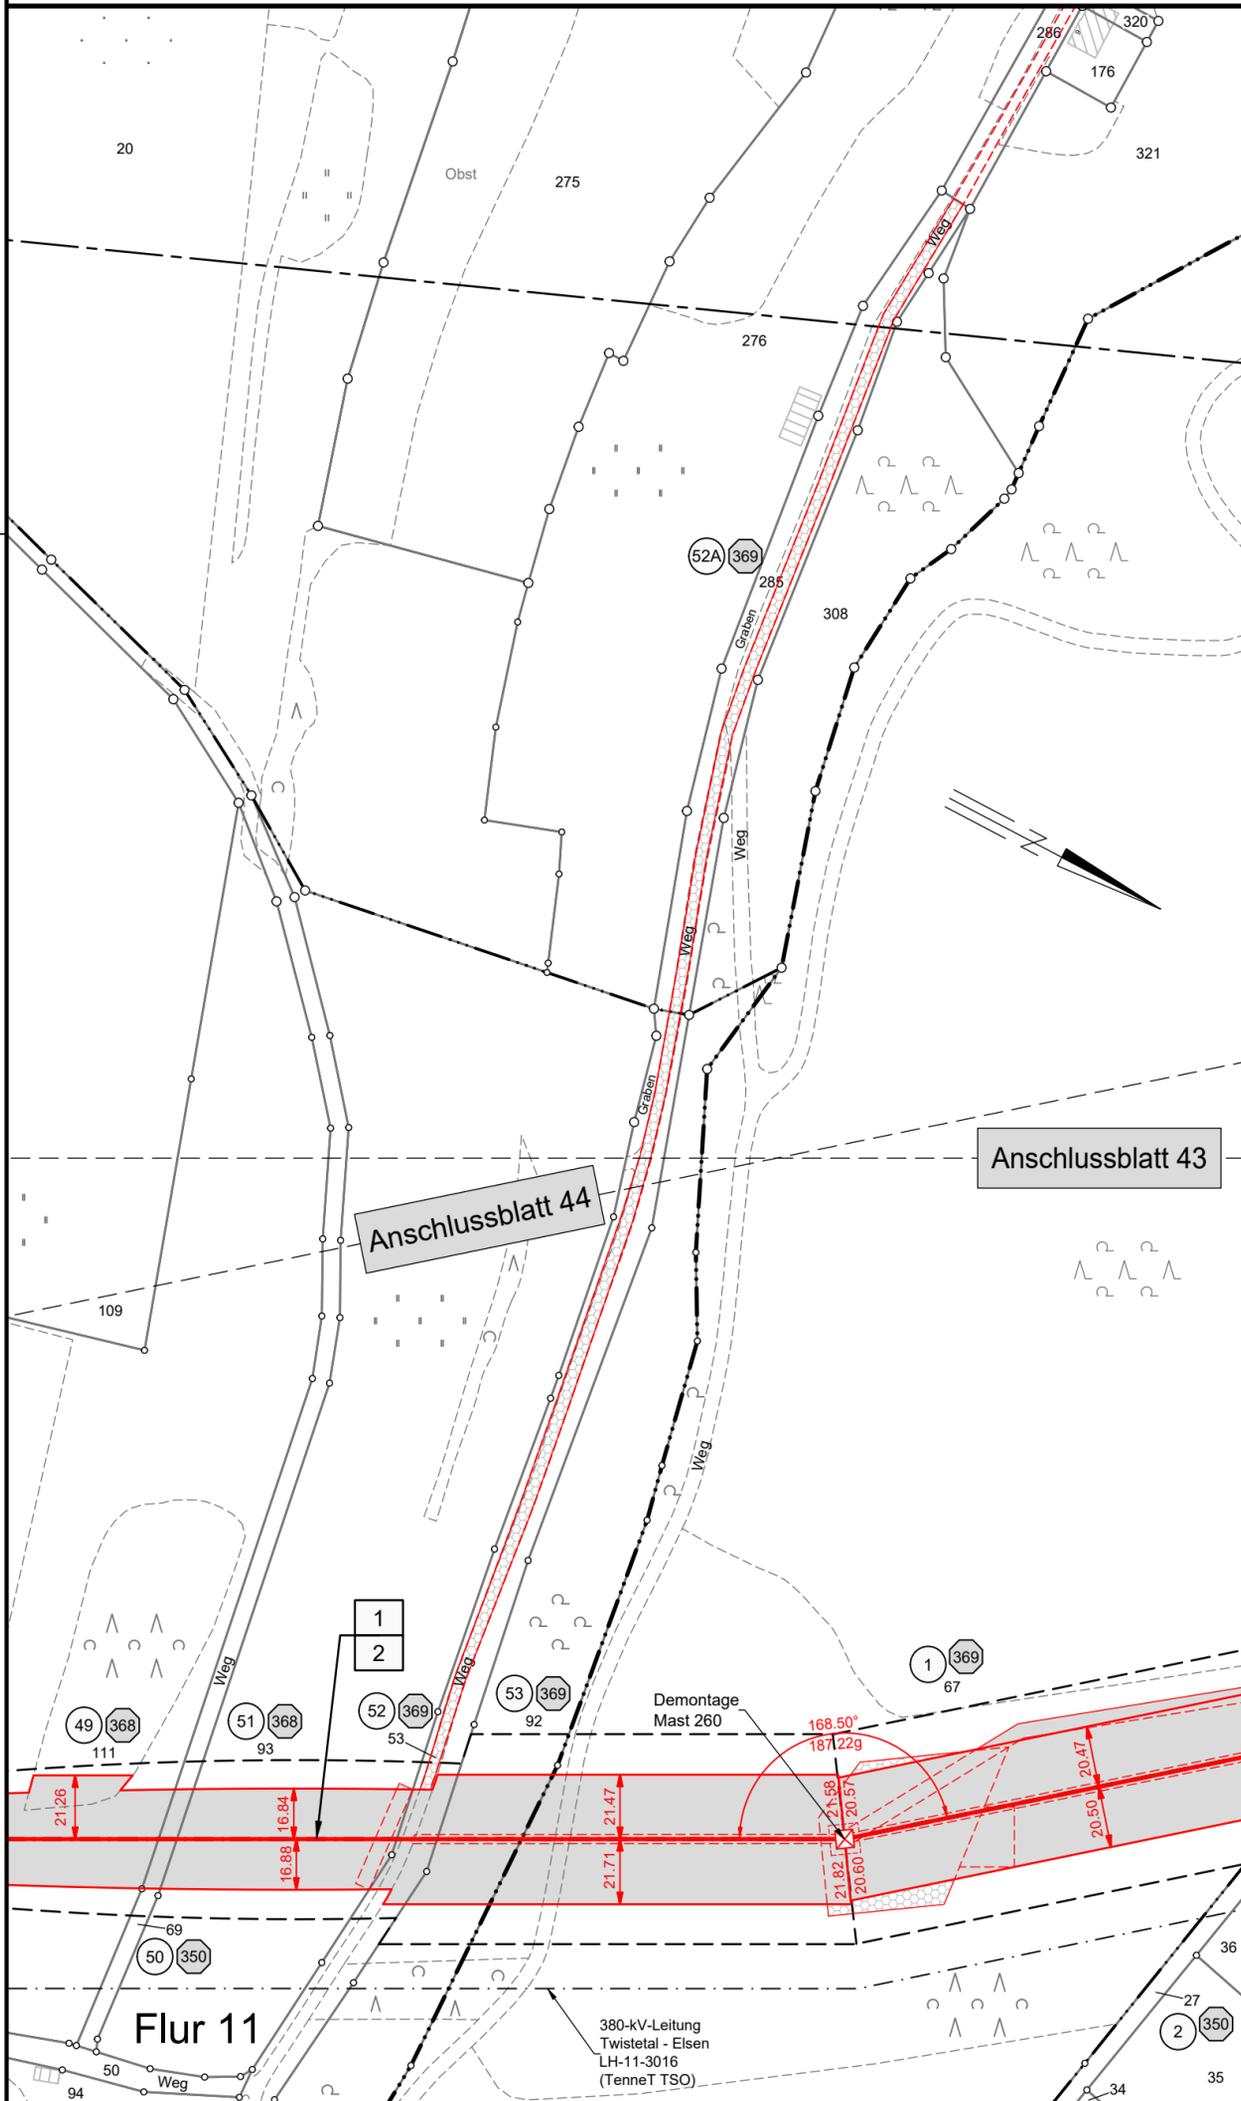

avacon

Abschnitt C
Anlage 3

Lageplan


110-kV-Leitung Twistetal - Paderborn/S

LH-11-1205

Sonderlageplan

Zuwegung Schutzgerüst Mast Nr. 127

Legende:

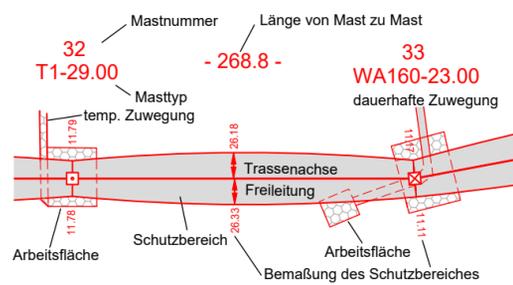

Grenzen:

1	Bauwerksnummer	Land	
37	Flurstücksnummer	Kreis	— · — · —
□	Tragmast (Bestand)	Stadt/Gem.	— · — · —
⊠	Abspannmast (Bestand)	Gemarkung	— · — · —
⊠	Abspannmast (Neubau)	Flur	— · — · —
□	Tragmast (Neubau)	Flurstück	— · — · —
⊠	Mast (Rückbau)	Flurbereinigung	← — — — →
		Rückbau Hoch- und Mittelsp.-Ltg.	× · · × · · ×

Quellvermerk:
Land NRW - Hochsauerlandkreis (2017-2021) Datenlizenz Deutschland - Namensnennung - Version 2.0 (www.govdata.de/dl-de/by-2-0)

Planfeststellungsunterlage

Index	Datum	Gezeichnet	Änderung
Zugehörigkeit		Verweis	Maßstab 1:2000
Technische Referenz		Erstellt durch K2 Engineering GmbH Kovacs / Flemme	Genehmigt von Avacon Netz GmbH U. Herrmann
		Erstelldatum 20.12.2021	Status Gültig
		Format 420x420	Zahlteil 43A Blatt 58

avacon	Objektname 110-kV-Leitung Twistetal - Paderborn/S
	Klassifikation Rechtserwerbsplan
ID	Titel LH-11-1205, Sonderlageplan Zuwegung Schutzgerüst Mast Nr. 127

Kreis Paderborn
Gemeinde Borchon
Gemarkung Etteln

Gemarkung Kirchborchen
Flur 16

Flur 11