



Zeichenerklärung

- Gradienten-Tiefpunkt
- Gradienten-Hochpunkt
- Erdmassenabtrag
- Erdmassenauftrag
- AS** Ablaufschacht
- EB** Einlaufbauwerk
- Entwässerung links
- Entwässerung rechts
- Abfanggraben
- Amphibiengraben links
- Amphibiengraben rechts

- Nr. Graben / Mulde
- Nr. Durchlaß / Rohrleitung

Randabwicklung Achse 563-560-577

Entwässerungsanlagen siehe Höhenplan
Blatt 13.5.18 - 13.5.21
Einbau von Querriegeln
gemäß wassertechn. Untersuchung
siehe Lageplan

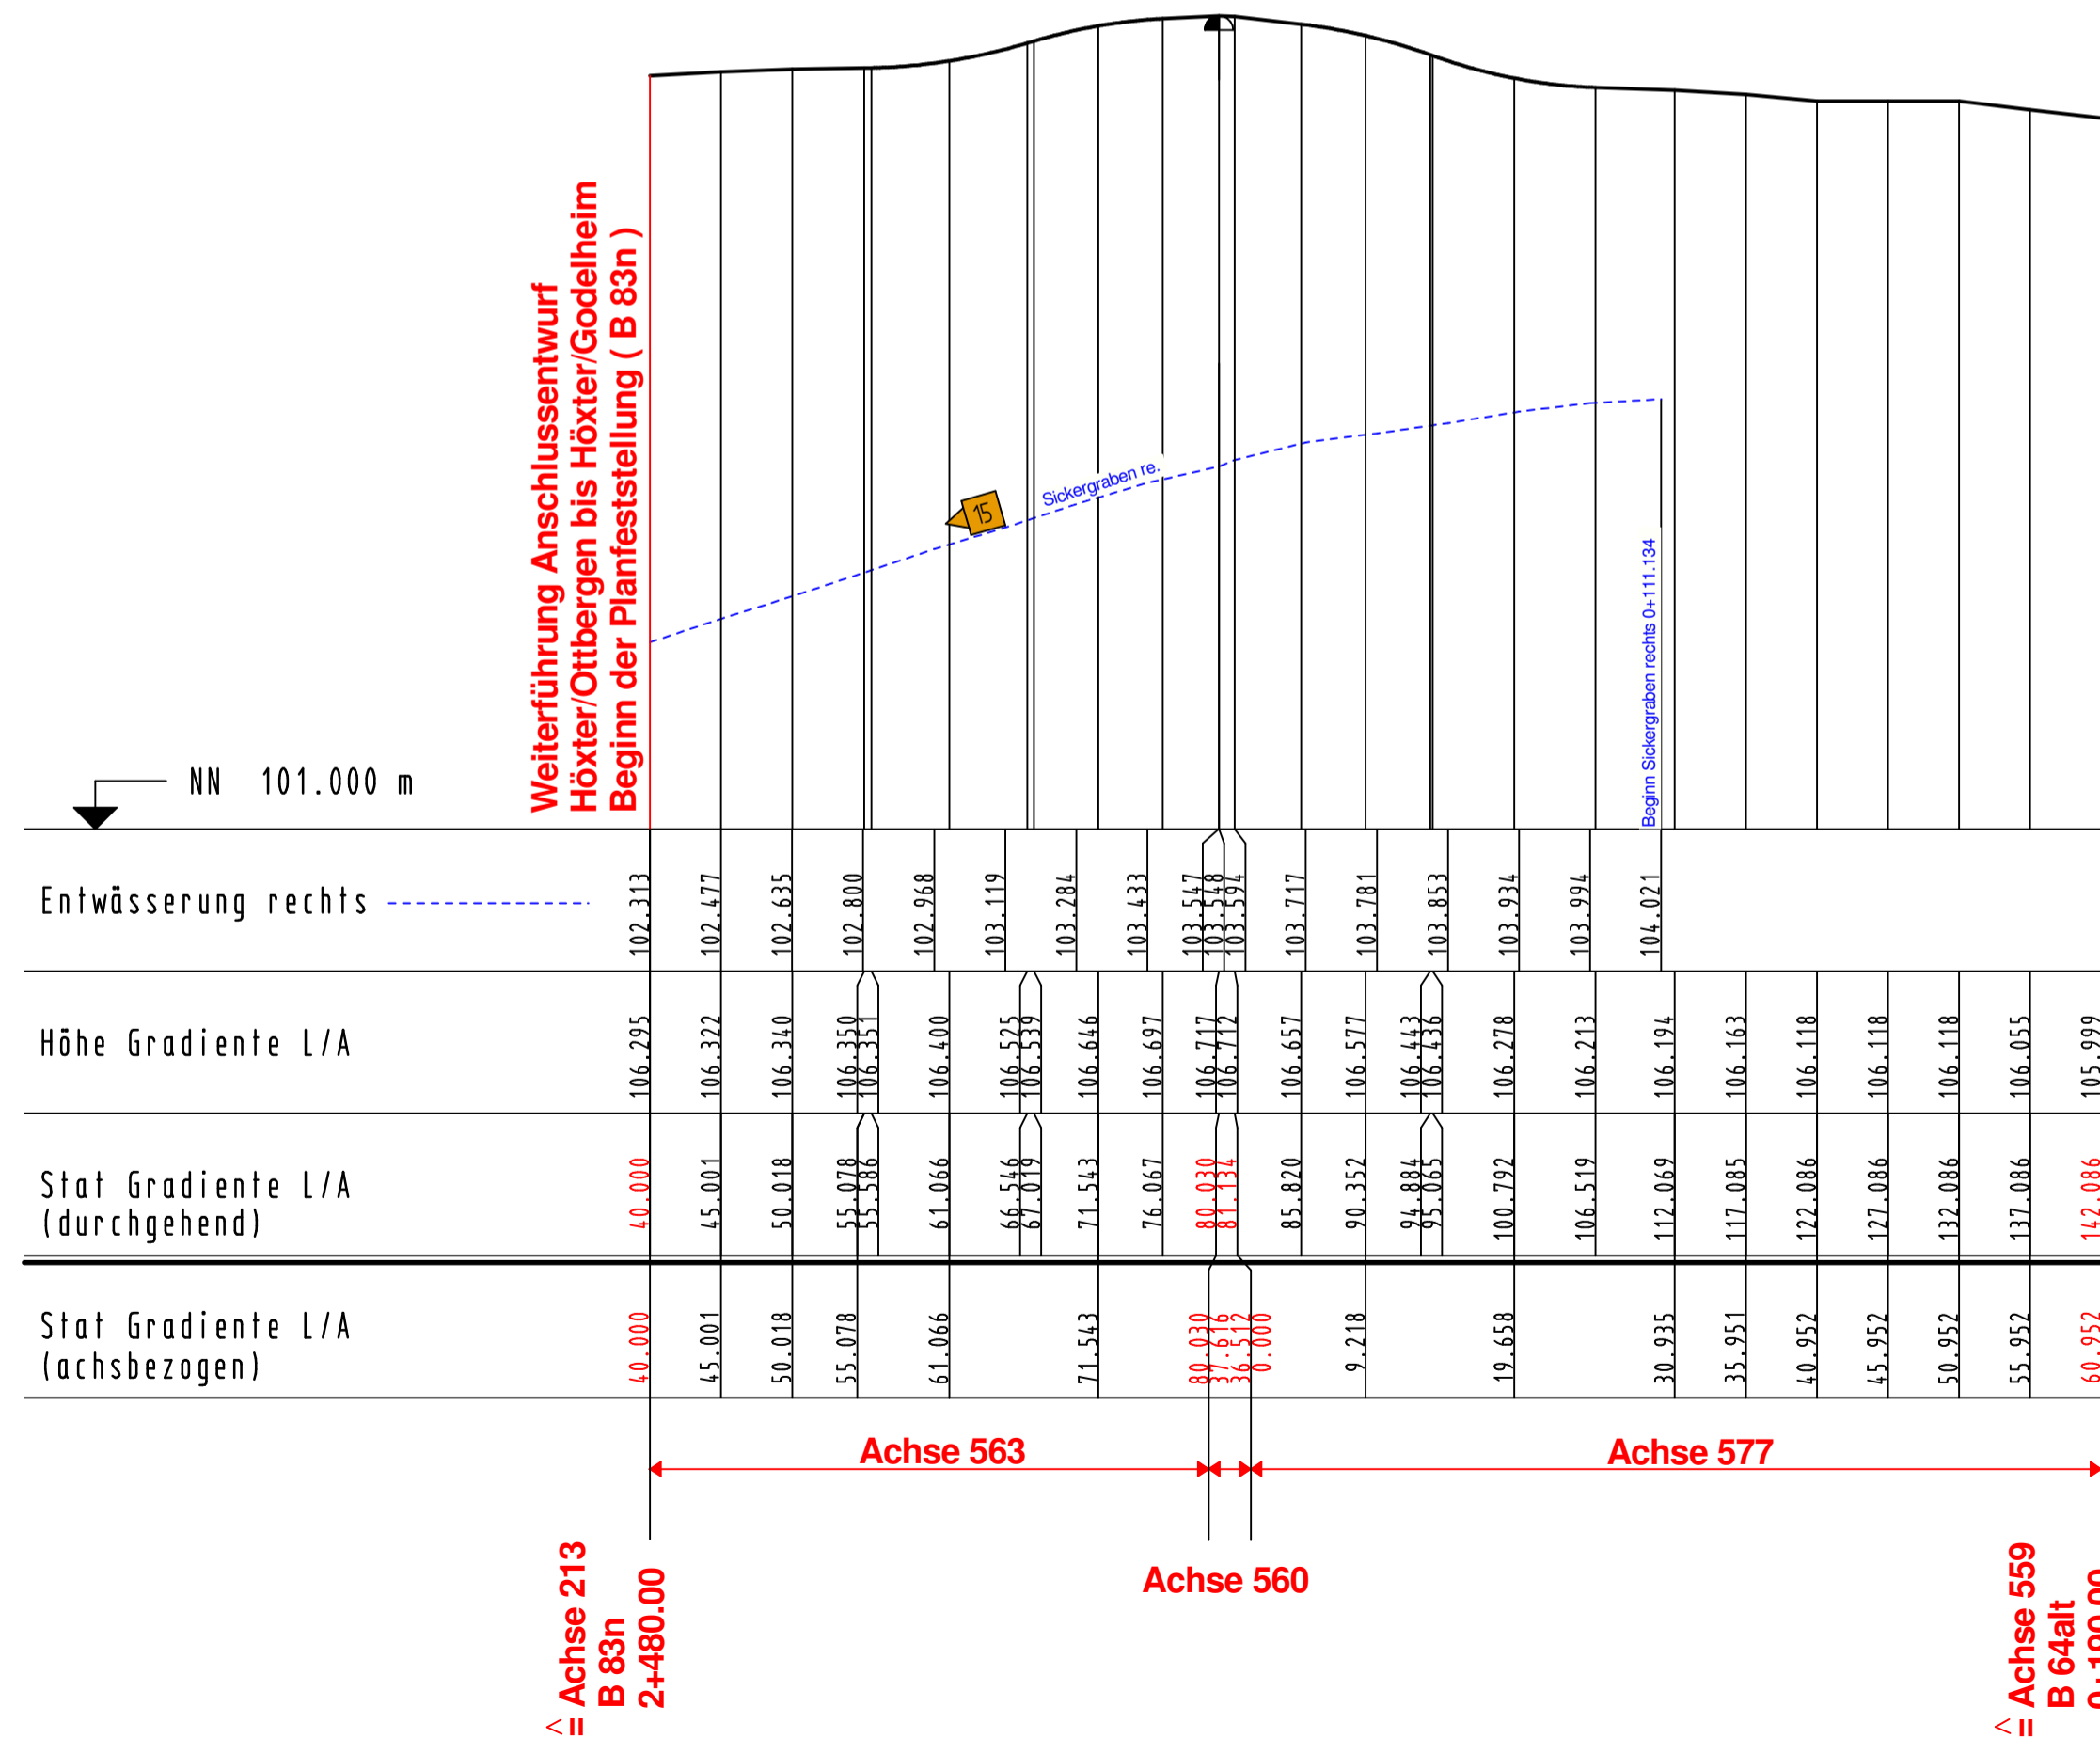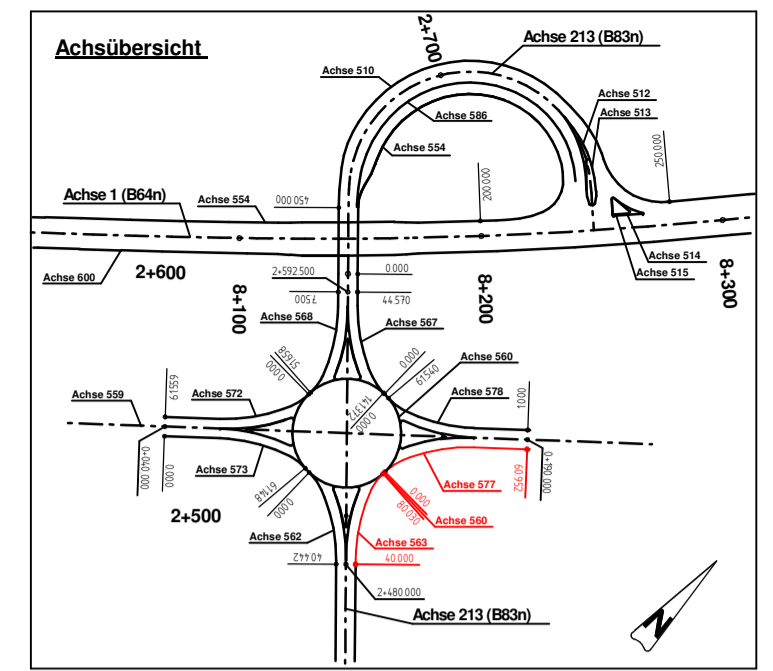

Ingenieurbüro OWL
 Bismarckstraße 10
 D-32756 Detmold
 Tel.: (05231) 9225-0
 Fax: (05231) 9225-25
 detmold@sr-owl.de
 www.sr-owl.de

Sr
 Erschließungen
 Kanalisation
 Wasserwirtschaft
 Straßenbau
 Städtebau
 SiGeKo

bearb. Red. gez. Va. gepr. Ri. Datum 10.05.2010 Proj.-Nr. 31-0702

Satzungsgemäß ausgelegen
 in der Zeit vom
 bis
 in der Gemeinde

Festgestellt gemäß Beschluss vom heutigen Tage.
 Detmold, den

Zeit und Ort der Auslegung sind mindestens 1 Woche vor Auslegung ortsüblich bekannt gemacht worden.

Bezirksregierung Detmold
 -Planfeststellungsbehörde-

Gemeinde

Im Auftrag

(Dienstsigel)

(Unterschrift)

(Unterschrift)

Zugehöriger Entwurf

Aufgestellt:
 Paderborn, 20.11.2007
 Der Leiter der Regionalniederlassung Sauerland-Hochstift i.A.
 gez. Gensicke

Geprüft:
 Gelsenkirchen, 01.02.2008
 Der Direktor des Landesbetriebes Straßenbau NRW i.A.
 gez. Sonnhoff

Gesehen:
 Bonn, 11.02.2009
 Bundesministerium für Verkehr, Bau und Stadtentwicklung
 Abteilung Straßenbau, Straßenverkehr
 i.A.
 gez. Bidinger

Gesehen:
 Düsseldorf, 30.07.2008
 Ministerium für Bauen und Verkehr
 des Landes Nordrhein-Westfalen
 i.A.
 gez. Rox

Regionalniederlassung Sauerland-Hochstift
 - Außenstelle Paderborn -

Straßen.NRW.
 Landesbetrieb Straßenbau Nordrhein-Westfalen

Straße	von NK / Abschnitt	nach NK / Abschnitt	Stationsbereich	Projekt-Nr.
B 64/83	Abschnitt 63	Abschnitt 64	0.825-3.755	08-0156
Nächster Ort:	Höxter			Unterlage 13.5 Blatt Nr. 20

BV-Nr.:

B64/83 Brakel/Hembsen-Höxter
1.Abschnitt
Neubau der B64/83 Höxter/Godelheim-Höxter

Planfeststellung

Wassertechnischer Entwurf
Höhenplan Randabwicklung Achse 563-560-577

Maßstab:
 1:500/50

Aufgestellt
 Paderborn, den 20.04.2011

Der Leiter der
 Regionalniederlassung Sauerland-Hochstift
 i.A.
 gez. Dipl.-Ing. Claudia Bockor