


23 (249.1) 24 25 (318.0) 26
WA 160-24.00 -248.9- T-24.00 -266.1- T-22.00 -317.1- WA160-18.00

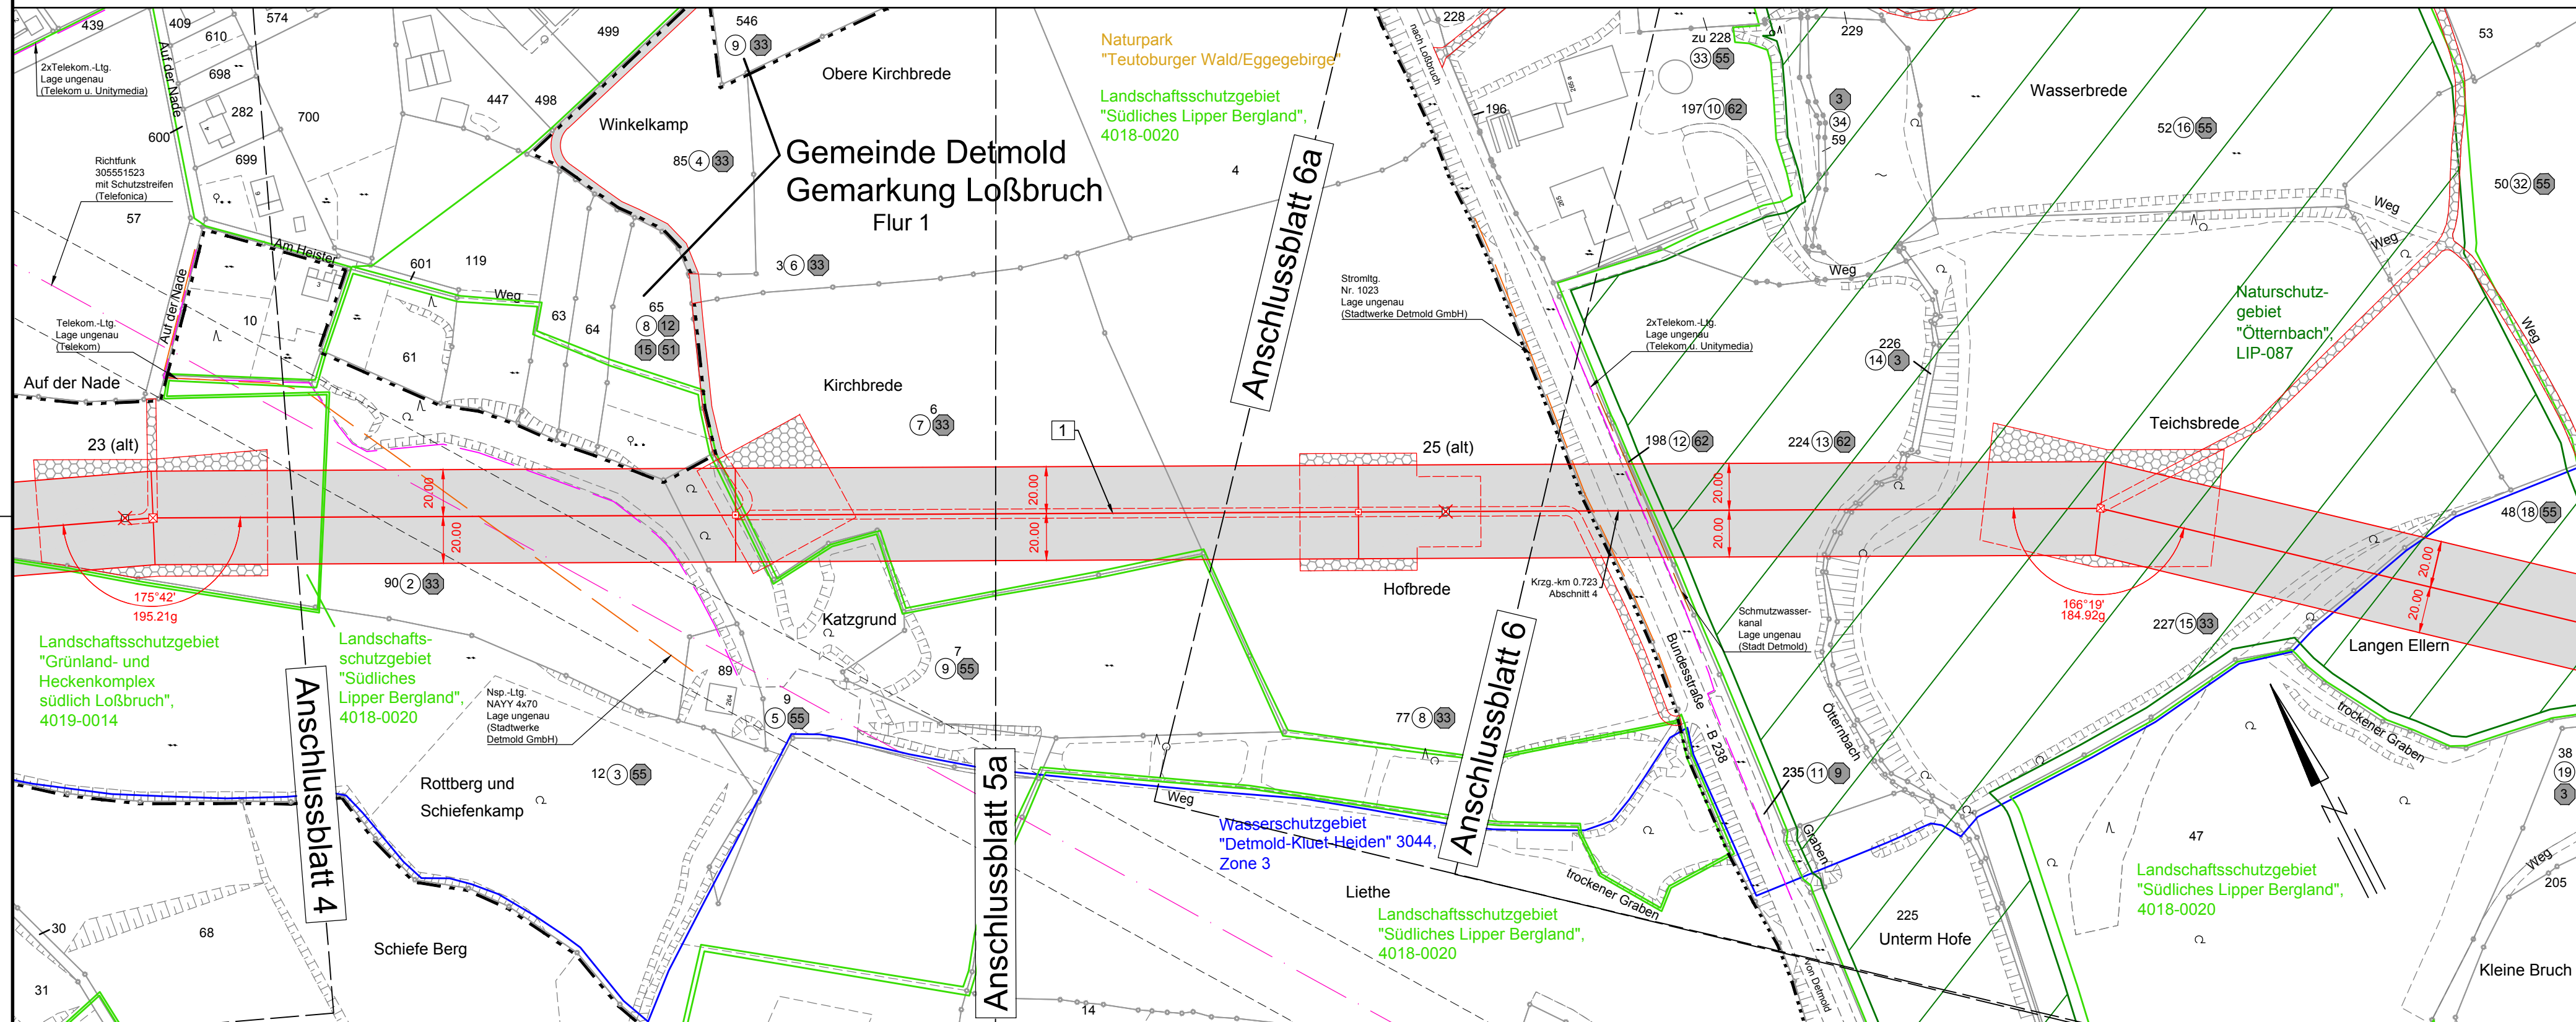

Gemeinde Detmold
Gemarkung Oettern - Bremke
Flur 2

Flur 4

Gemeinde Detmold
Gemarkung Dehrentrop

Flur 3




110-kV-Leitung Lage - Vahlhausen 112/113

Lageplan

Mast Nr. 23 — Mast Nr. 26

Legende:

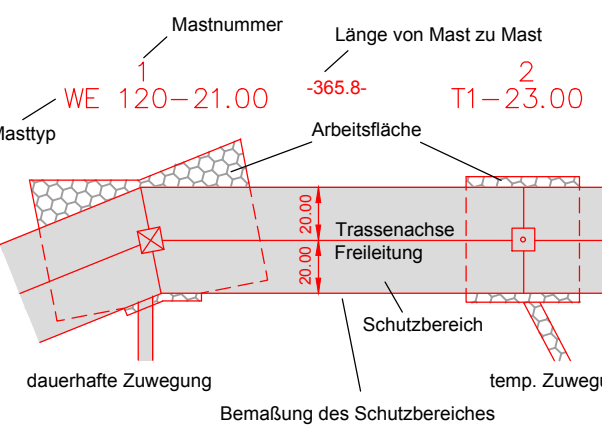

- 1 Bauwerksnummer
- 1 Eigentümer Schlüsselnummer
- 5 Grundstücksordnungsnummer
- 37 Flurstücksnummer
- ⊠ Abspannmast
- ⊠ Tragmast
- ⊠ Mast Rückbau

Grenzen:

Land	---
Kreis	---
Stadt/Gem.	---
Gemarkung	---
Flur	---
Flurstück	---
Rückbau Hoch- und Mittelsp.-Ltg.	✕ ✕ ✕

Versorgung:

Abwasser	---
Gas	---
Telekommunikation	---
Wasser	---
Strom	---

Planfeststellungsunterlage

Aufgestellt Paderborn, i.V. <i>[Signature]</i>	23.06.2016 i.A. <i>[Signature]</i>
Firma SAG	Maßstab: 1:2000
	Einheit: Meter
	Datum Name
	Bearb. 02.06.2016 Rötze
	Gepr. 02.06.2016 Winkelmann
	Zustand
	Org.-Einheit NE-NL
	Westfalen Weser Netz
Zust.	Änderung
Datum	Name
Blatt:	5 / 10

Satzungsgemäß ausgelegt in der Zeit vom bis	Zeit und Ort der Auslegung sind vor Auslegung ortsüblich bekannt gemacht worden
Gemeinde:	Dienststempel/Unterschrift
Planfeststellungsbehörde	