



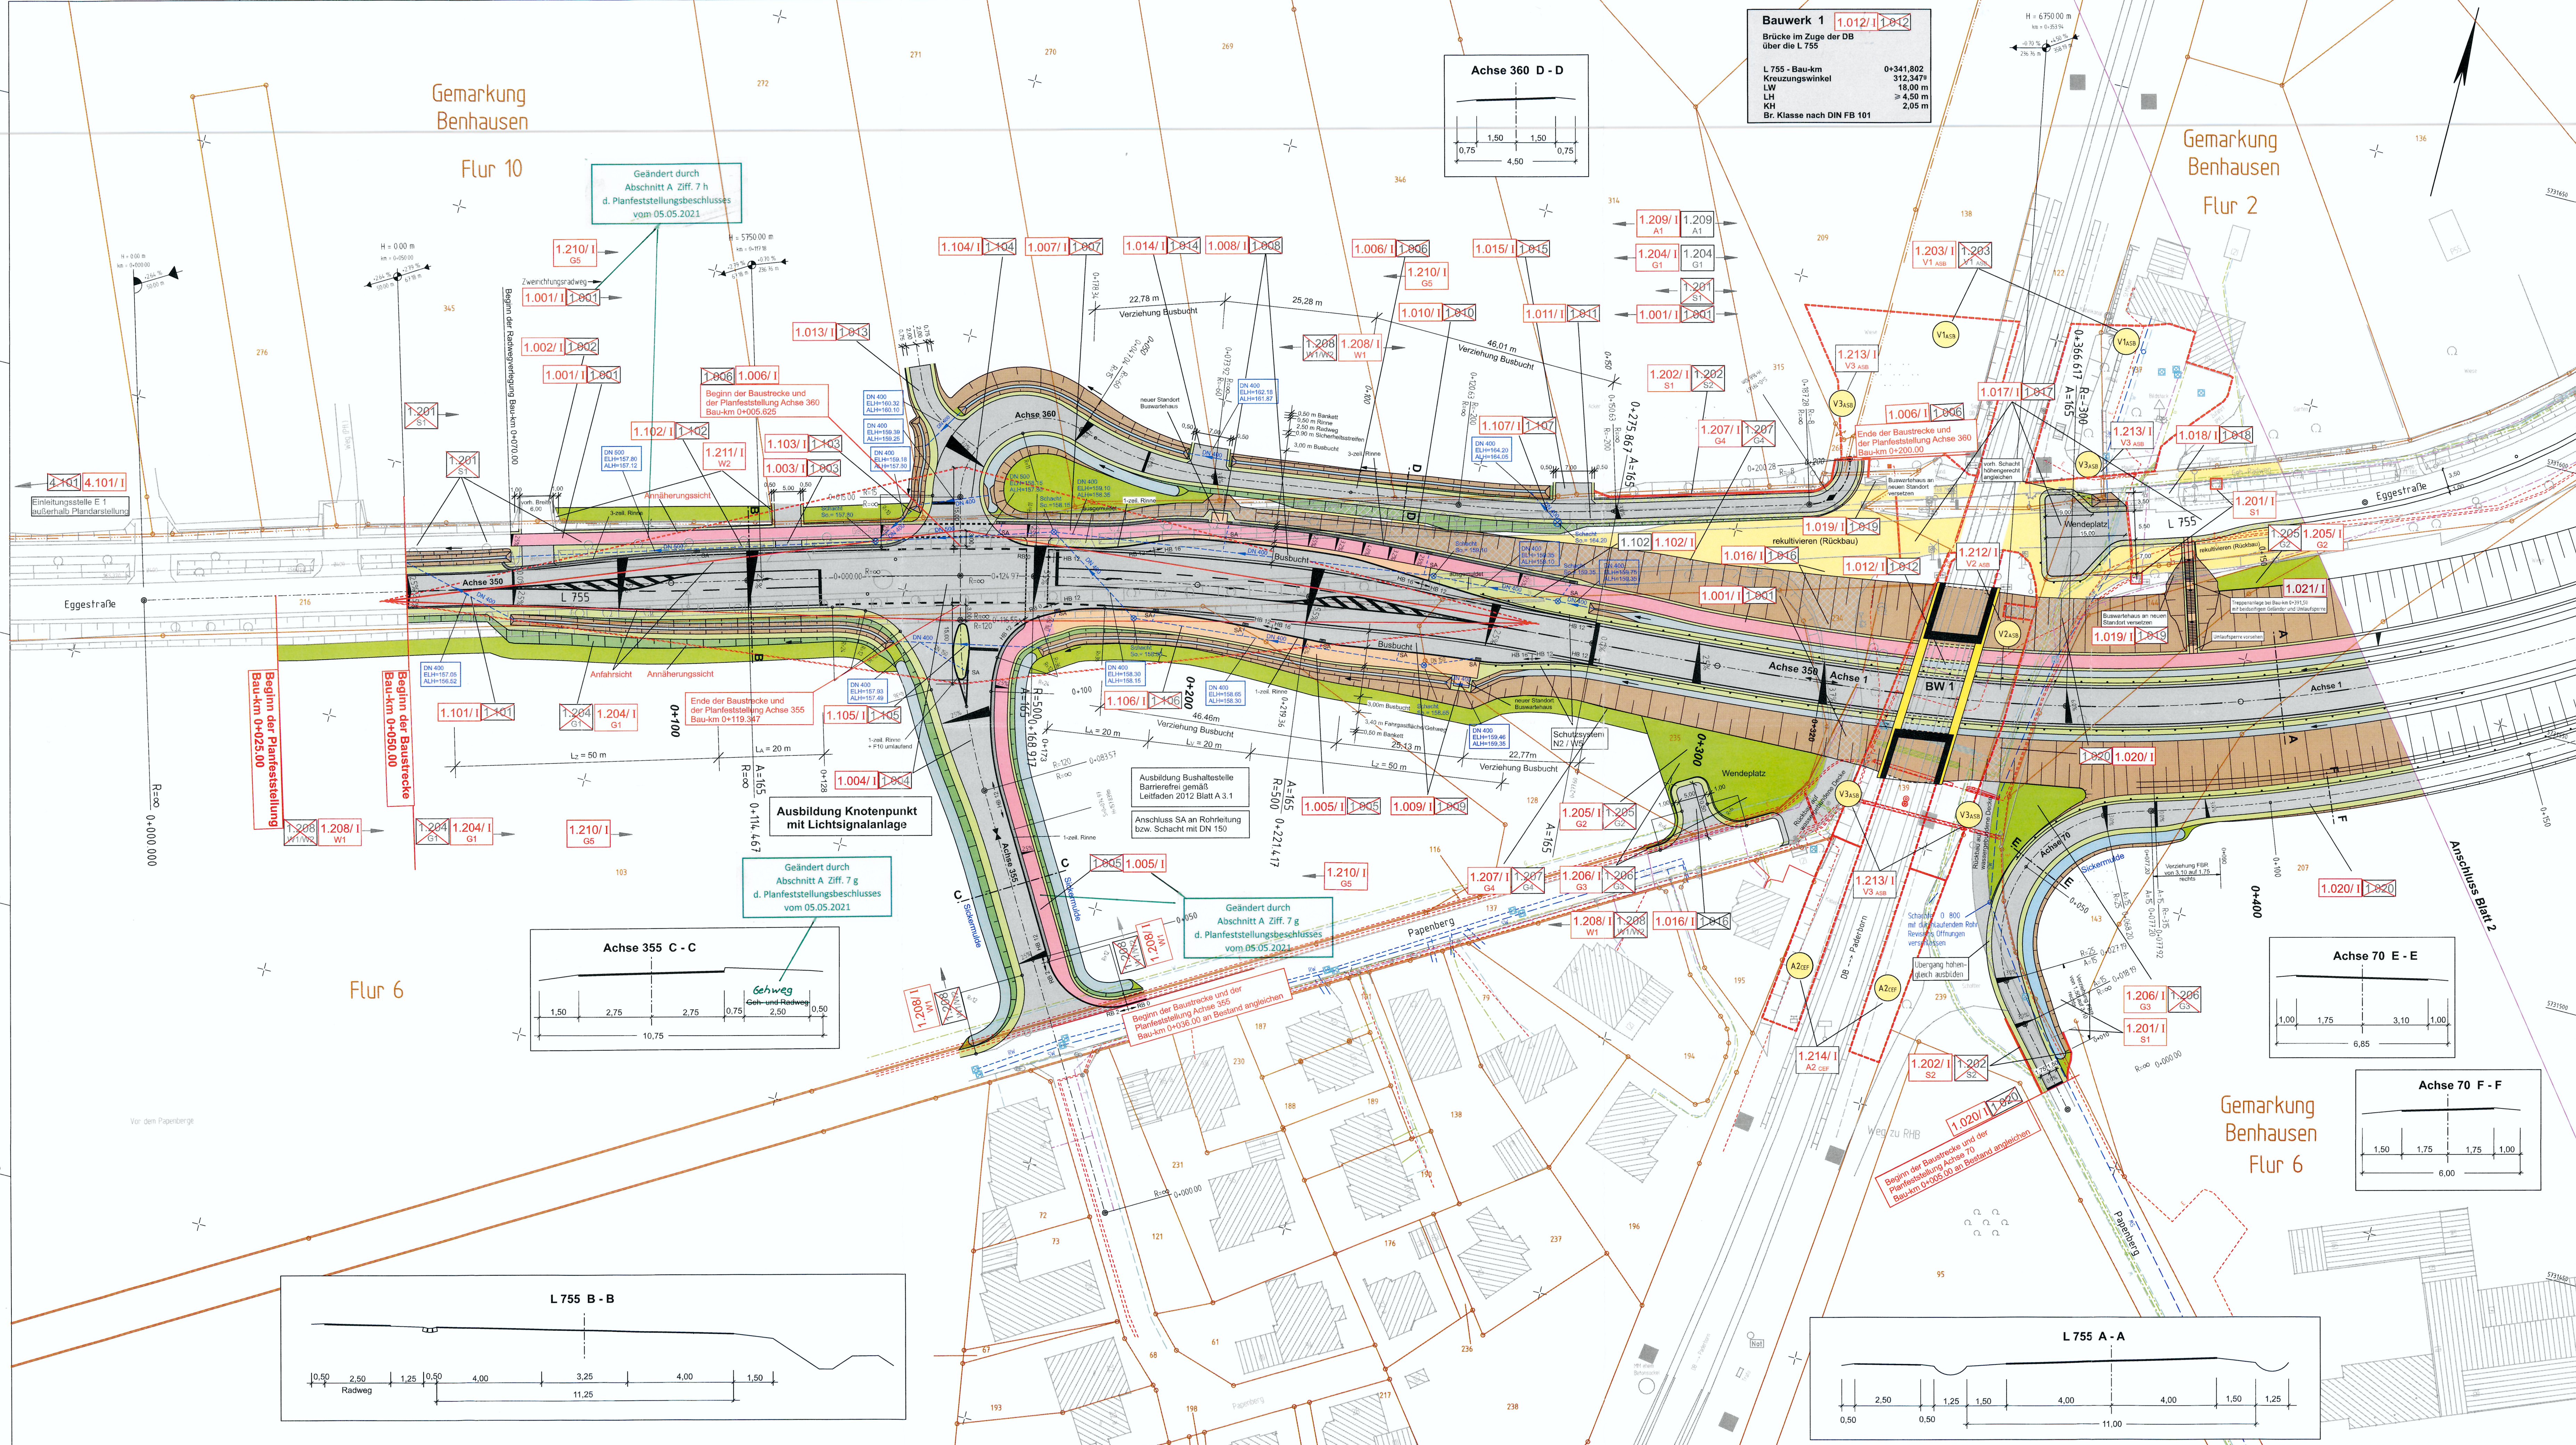

Zeichenerklärung

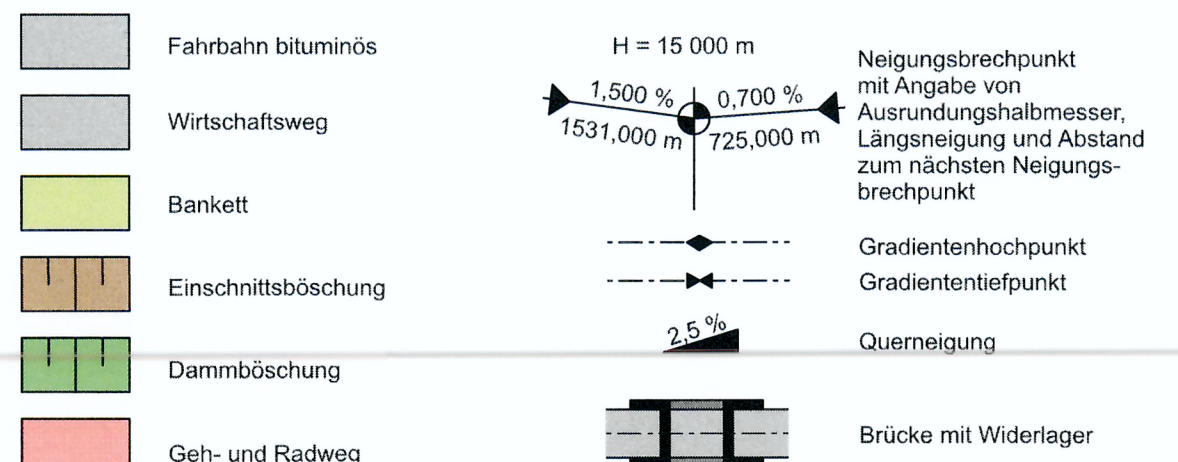

H = 15.000 m
1.500 %
1531.000 m
0.700 %
725.000 m
Neigungsbrechpunkt mit Angabe von Ausrichtungshöhe, Längsneigung und Abstand zum nächsten Neigungsbrechpunkt
Gradientenbruchpunkt
Gradiententiefpunkt
Querneigung
Brücke mit Widerlager

Vermeidungsmaßnahme

Ausgleichsmaßnahmen
A1) Rekultivierung (Rückbau von versiegelten Flächen)
A1*) Rückbau von versiegelten Flächen und Umwandlung in Straßeneinflächen

Versorgungseinrichtungen

W Trinkwasserleitung - EON Westfalen Weser AG (Wasserverke PB GmbH)
G Gasleitung EON Westfalen Weser AG
E E-Leitung EON Westfalen Weser AG
F Fernmeldeleitung (Telekom)

Entwässerung

RW Regenwasserleitung (STEB-Stadtentwässerungsbetrieb Paderborn)
SW Schmutzwasserleitung (STEB-Stadtentwässerungsbetrieb Paderborn)

Regelungsverzeichnis

1.001 Nr. im Regelungsverzeichnis
1.001/1 Nr. im Regelungsverzeichnis Deckblatt I

Leitungsinformation nicht zur Maßentnahme geeignet

Info zum Lage- bzw. Höhenbezug
Lagebezug: ETRS 89
Höhenbezug: NN

Geändert gemäß Planfeststellungsbeschluss vom 05.05.2021

Deckblatt I

Satzungsgemäß ausliegen
in der Zeit vom 13.03.2020 bis 16.03.2020
in der Gemeinde Paderborn

Festgestellt gem. Beschluss vom 05.05.2021
- Az. 25.4.34-02-1/18-
Bezirksregierung Detmold
Im Auftrag
gez. Schönfeld

Zeit und Ort der Auslegung sind rechtzeitig vor Beginn der Auslegung öffentlich bekannt gemacht worden.

Gemeinde Paderborn
Bezirksregierung Detmold

Regionalniederlassung Sauerland-Hochstift AS Paderborn
Am Rippling Weg 2, 33098 Paderborn

Strassen.NRW
Projekt-Nr.: 08-0180

FESTSTELLUNGSENTWURF

Landesbetrieb Straßenbau Nordrhein-Westfalen
Straße: L 755 AS 11.2 Stat. 0,944 - 1,799
PROJIS-Nr.: L 755

Unterlage / Blatt-Nr.: 5/ 1 / 1
Lageplan
Maßstab: 1 : 500

Beseitigung des BÜ Eggestraße bei Paderborn/Benhausen
Bau-km 0+025 - 0+900

Aufgestellt: Paderborn, den 22.10.2019
Der Leiter der Regionalniederlassung Sauerland-Hochstift
I.A. (Vollständiger)